


Projekt zamienny - Świetlica Wiejska w Dłutowie DZ. NR 61 (FRAGMENT) OBRĘB ŁAZISKA
 WYCINEK PLANU ZAGOSPDAROWANIA TERENU - STAN PROJEKTOWANY - INSTALACJA WOD-KAN
 SKALA 1:250

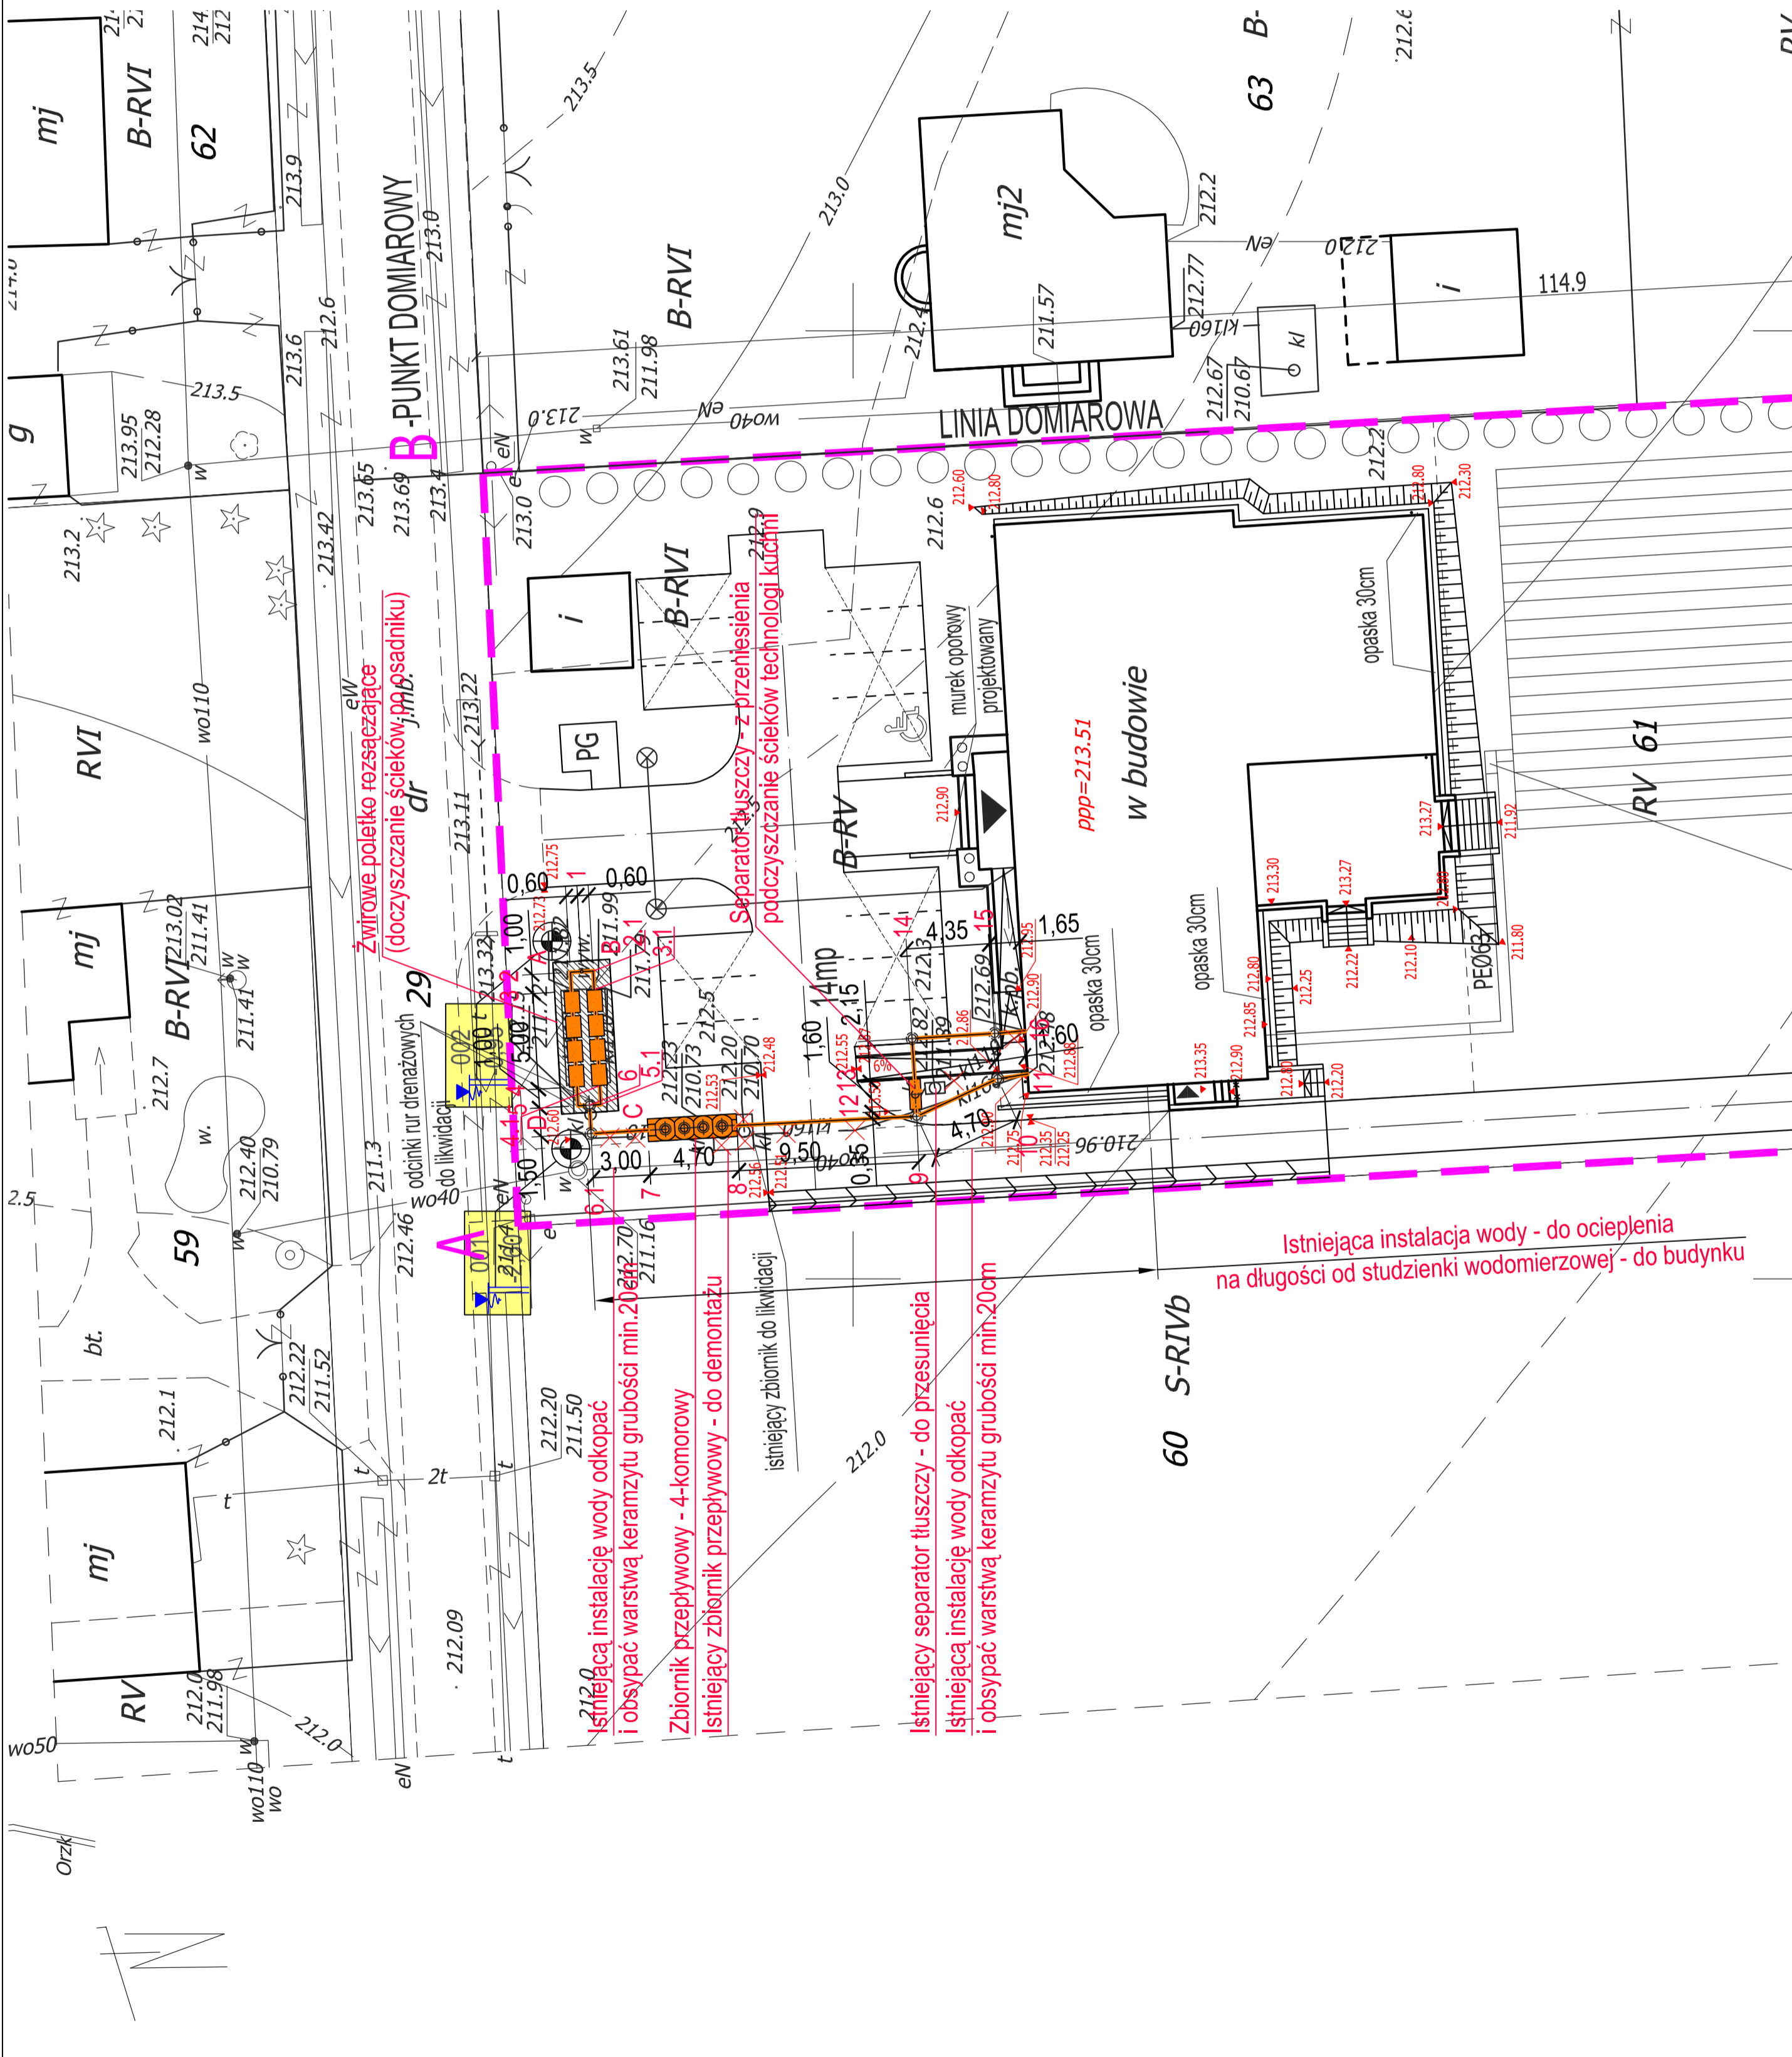

LEGENDA:

- ABCD Granica terenu inwestycji
- I Budynki istniejący-gospodarczy
- Zieleni istniejąca
- 193.20 Rzędne istniejące
- J.m.b. Droga istniejąca
- Ogrodzenie istniejące
- Rów istniejący
- eN Istniejąca sieć energetyczna
- wo110 Istniejąca sieć wodociągowa
- I Istniejąca sieć telekomunikacyjna

OBIEKTY WYKONANE:

- Budynki Świetlicy-w budowie
- Zjazd
- Projektowana instalacja Kanalizacji sanitarnej
- Instalacja wody Ø40
- wejścia do budynku

OBIEKTY DO WYKONANIA:

- Miejsca postojowe
- projektowany placyk gospodarczy
- projektowany dojazd z kostki betonowej
- projektowany droga gruntowa
- projektowany chodnik z kostki betonowej
- Nawierzchnia biologicznie czynna
- Pas zieleni izolacyjnej
- Zewnętrzna instalacja elektryczna YKY 4x16mm² 1KV; YKY 3x2,5mm² 750V
- Oprawa ogrodowa 60W; I=1,1m
- Instalacja wymiennika ciepła
- Pętle GWC 1-10 szt. po 120m każda
- Drenaż rozsączający dla kanalizacji sanitarnej

NAZWA INWESTYCJI	Świetlica Wiejska w Dłutowie DZ. NR 61 (FRAGMENT) OBRĘB ŁAZISKA
INWESTOR	GMINA DŁUTÓW Ul. Pabianicka 25, 95-050 Dłutów
TYTUŁ RYSUNKU	WYCINEK PLANU ZAGOSPDAROWANIA TERENU
PRZYŁĄCZA I INSTALACJE SANITARNE	INSTALACJA WOD-KAN STAN PROJEKTOWANY
DATA	21.02.2014
SKALA	1:250
NR RYSUNKU	2
inż. Marcin Weżyk upr. nr LOD/0526/POOS/06 w specjalności instalacji i sieci sanitarnych	