


INSTALACJA CENTRALNEGO OGRZEWANIA - RZUT PIWNIC ISTNIEJĄCEGO BUDYNKU

SKALA 1:50

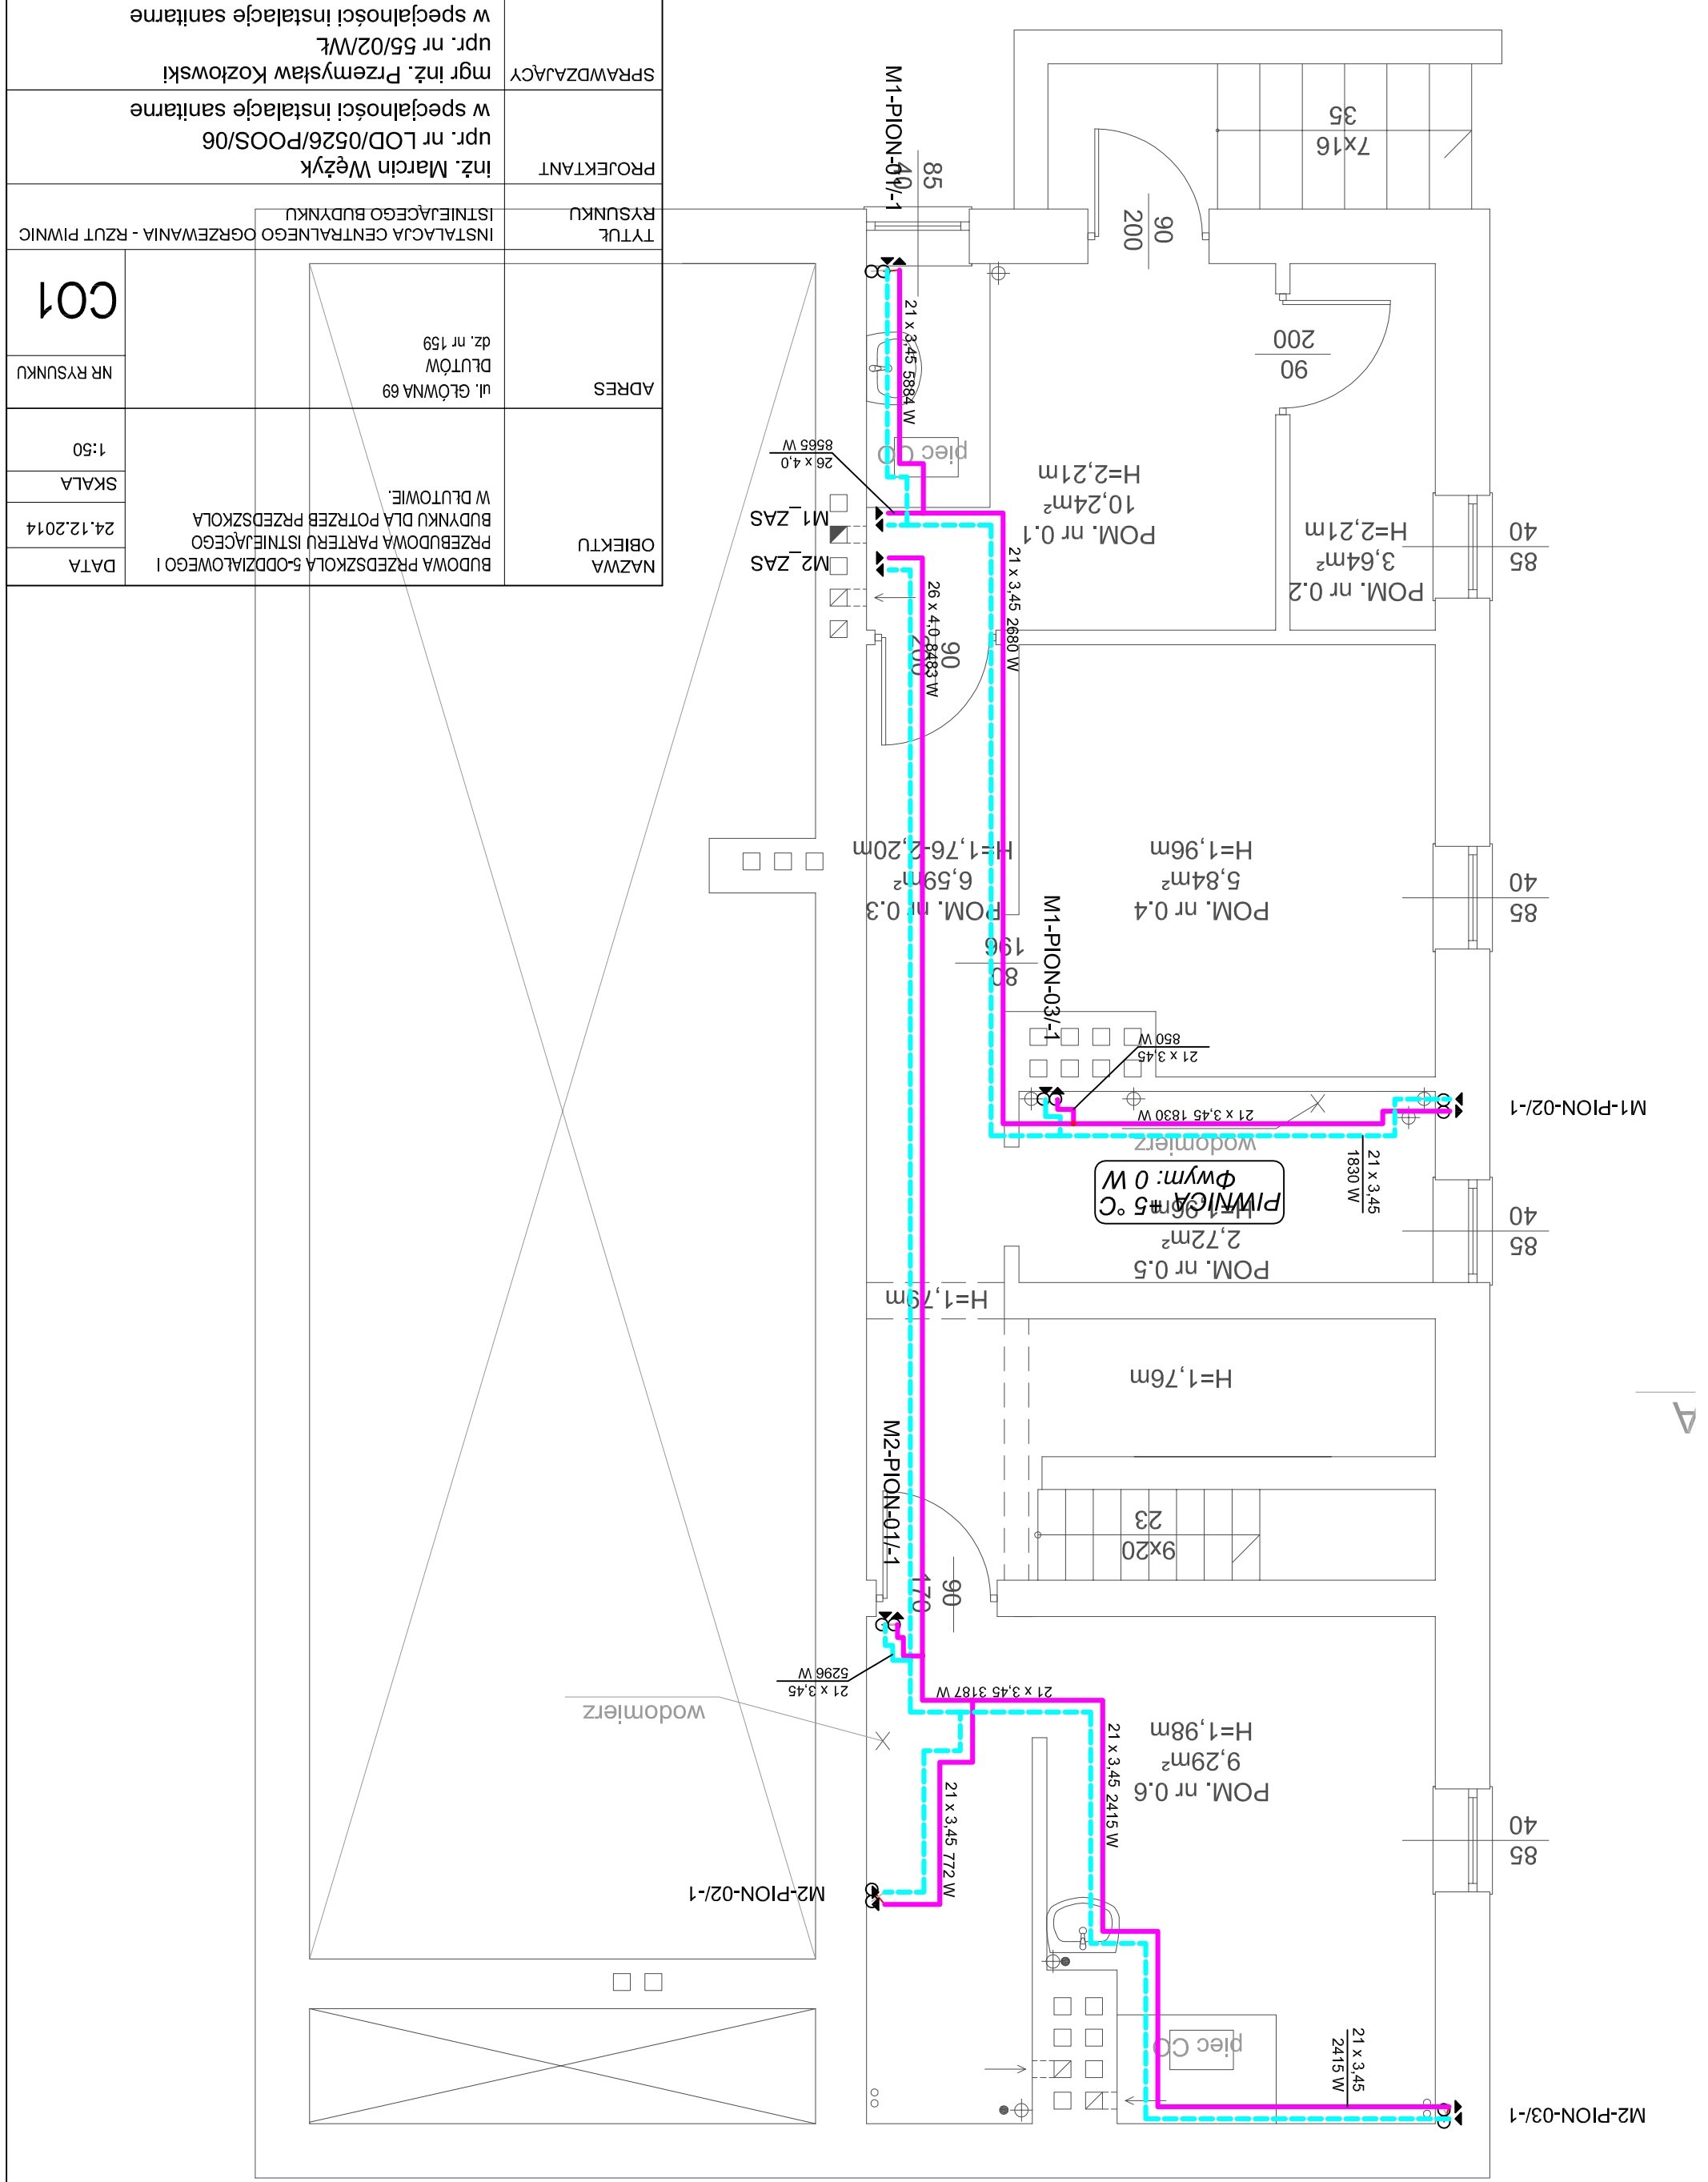

NAZWA OBIEKTU		BUDOWA PRZEDSZKOLA 5-ODDZIAŁOWEGO I PRZEBUDOWA PARTERU ISTNIEJĄCEGO BUDYNKU DLA POTRZEB PRZEDSZKOLA W DŁUTOWIE.	
ADRES		ul. GŁÓWNA 69 DŁUTÓW dz. nr 159	
TYTUŁ		INSTALACJA CENTRALNEGO OGRZEWANIA - RZUT PIWNIC	
PROJEKTANT		inż. Marcin Wężyk	
SPRAWDZAJĄCY		mgr inż. Przemysław Kozłowski	
DATA		24.12.2014	
SKALA		1:50	
NR RYSUNKU		CO1	