


BUDOWA PRZEDSZKOLA 5-ODDZIAŁOWEGO I PRZEBUDOWA PARTERU ISTNIEJĄCEGO BUDYNKU DLA POTRZEB PRZEDSZKOLA W DLUTOWIE-uj. GŁÓWNA 69-DLUTÓW. dz. nr 159
 INSTALACJA CENTRALNEGO OGRZEWANIA - RZUT PIĘTRA BUDYNKU
 SKALA 1:50

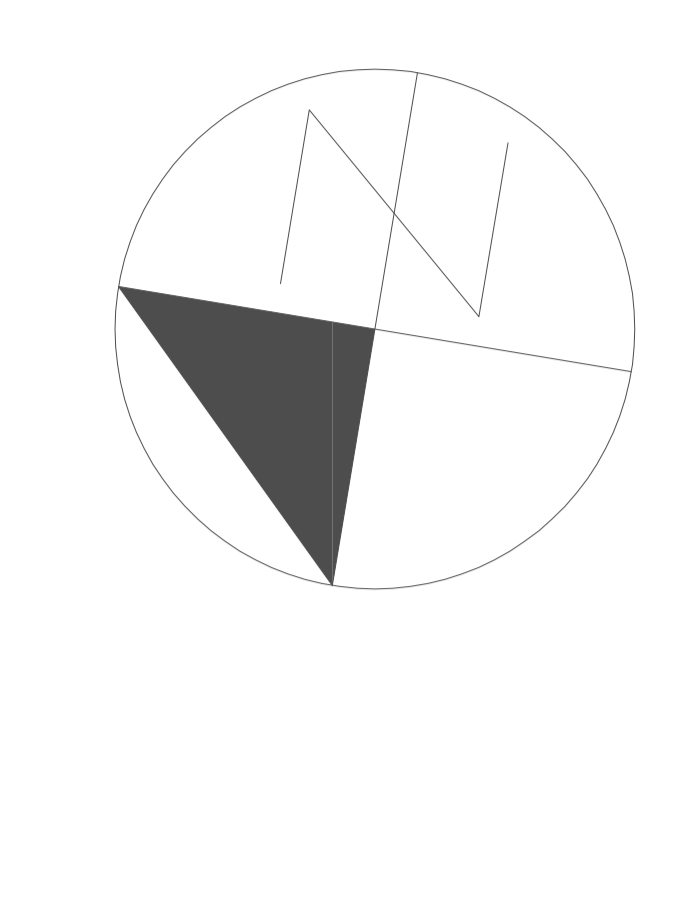


OCENIENIE INSTALACJI OGRZEWACZEJ	
1. Liczba pomieszczeń	32 x 4,0
2. Liczba instalacji grzewczych	32 x 4,0
3. Liczba punktów pomiarowych	32 x 4,0
4. Liczba punktów pomiarowych	32 x 4,0
5. Liczba punktów pomiarowych	32 x 4,0
6. Liczba punktów pomiarowych	32 x 4,0
7. Liczba punktów pomiarowych	32 x 4,0
8. Liczba punktów pomiarowych	32 x 4,0
9. Liczba punktów pomiarowych	32 x 4,0
10. Liczba punktów pomiarowych	32 x 4,0
11. Liczba punktów pomiarowych	32 x 4,0
12. Liczba punktów pomiarowych	32 x 4,0
13. Liczba punktów pomiarowych	32 x 4,0
14. Liczba punktów pomiarowych	32 x 4,0
15. Liczba punktów pomiarowych	32 x 4,0
16. Liczba punktów pomiarowych	32 x 4,0
17. Liczba punktów pomiarowych	32 x 4,0
18. Liczba punktów pomiarowych	32 x 4,0
19. Liczba punktów pomiarowych	32 x 4,0
20. Liczba punktów pomiarowych	32 x 4,0
21. Liczba punktów pomiarowych	32 x 4,0
22. Liczba punktów pomiarowych	32 x 4,0
23. Liczba punktów pomiarowych	32 x 4,0
24. Liczba punktów pomiarowych	32 x 4,0
25. Liczba punktów pomiarowych	32 x 4,0
26. Liczba punktów pomiarowych	32 x 4,0
27. Liczba punktów pomiarowych	32 x 4,0
28. Liczba punktów pomiarowych	32 x 4,0
29. Liczba punktów pomiarowych	32 x 4,0
30. Liczba punktów pomiarowych	32 x 4,0
31. Liczba punktów pomiarowych	32 x 4,0
32. Liczba punktów pomiarowych	32 x 4,0

ZESTAWIENIE POMIESZCZENI			
NR	NAZWA	POW. PŁASZCZYZNY	WYKONCZENIE SUFITU
1/01	komunikacja	42,55m ²	farba emulsyjna
1/02	klatka schodowa	21,88m ²	gres
1/03	sala zajęć 3	68,33m ²	PCV
1/04	zespół sanitariatów	14,19m ²	gres
1/05	magazyn	9,91m ²	PCV
1/06	WC personelu	3,95m ²	gres
1/07	sala zajęć ruchowych	71,93m ²	PCV
1/08	sala zajęć 4	67,23m ²	PCV
1/09	zespół sanitariatów	14,18m ²	gres
1/10	zespół sanitariatów	14,23m ²	gres
1/11	sala zajęć 5	68,55m ²	PCV
		396,93m ²	

WYKONCZENIE ŚCIAN	
1/01	farba emulsyjna
1/02	gres
1/03	PCV
1/04	gres
1/05	PCV
1/06	gres
1/07	PCV
1/08	PCV
1/09	gres
1/10	gres
1/11	PCV

WYKONCZENIE SUFITU	
1/01	farba emulsyjna
1/02	gres
1/03	PCV
1/04	gres
1/05	PCV
1/06	gres
1/07	PCV
1/08	PCV
1/09	gres
1/10	gres
1/11	PCV

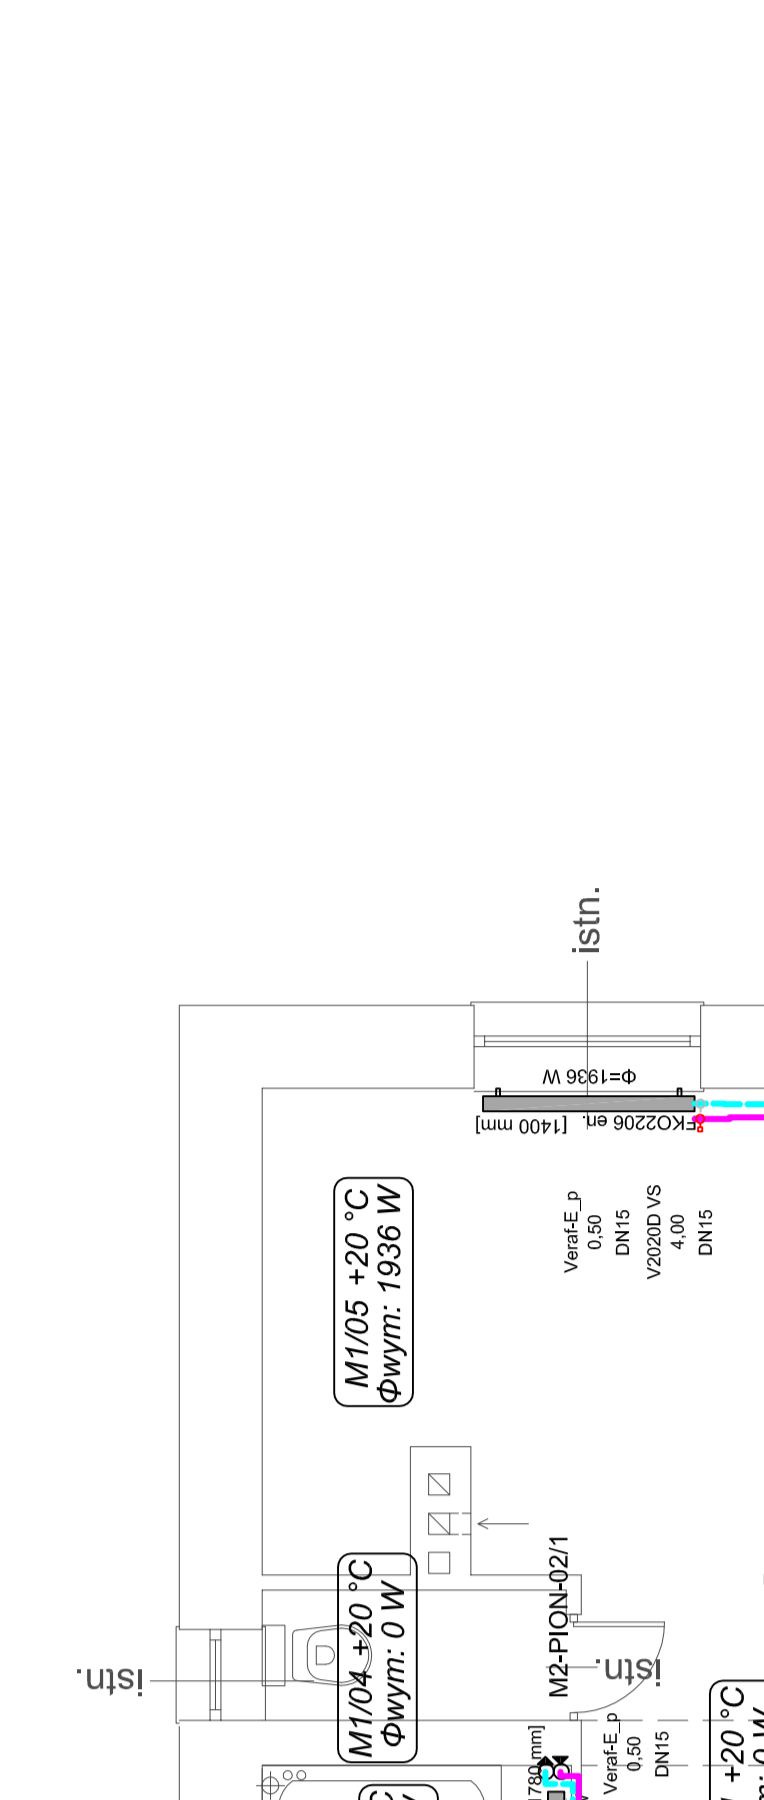







WYKONCZENIE SUFITU	
1/01	farba emulsyjna
1/02	gres
1/03	PCV
1/04	gres
1/05	PCV
1/06	gres
1/07	PCV
1/08	PCV
1/09	gres
1/10	gres
1/11	PCV

WYKONCZENIE SUFITU	
1/01	farba emulsyjna
1/02	gres
1/03	PCV
1/04	gres
1/05	PCV
1/06	gres
1/07	PCV
1/08	PCV
1/09	gres
1/10	gres
1/11	PCV








WYKONCZENIE SUFITU	
1/01	farba emulsyjna
1/02	gres
1/03	PCV
1/04	gres
1/05	PCV
1/06	gres
1/07	PCV
1/08	PCV
1/09	gres
1/10	gres
1/11	PCV

WYKONCZENIE SUFITU	
1/01	farba emulsyjna
1/02	gres
1/03	PCV
1/04	gres
1/05	PCV
1/06	gres
1/07	PCV
1/08	PCV
1/09	gres
1/10	gres
1/11	PCV

WYKONCZENIE SUFITU	
1/01	farba emulsyjna
1/02	gres
1/03	PCV
1/04	gres
1/05	PCV
1/06	gres
1/07	PCV
1/08	PCV
1/09	gres
1/10	gres
1/11	PCV

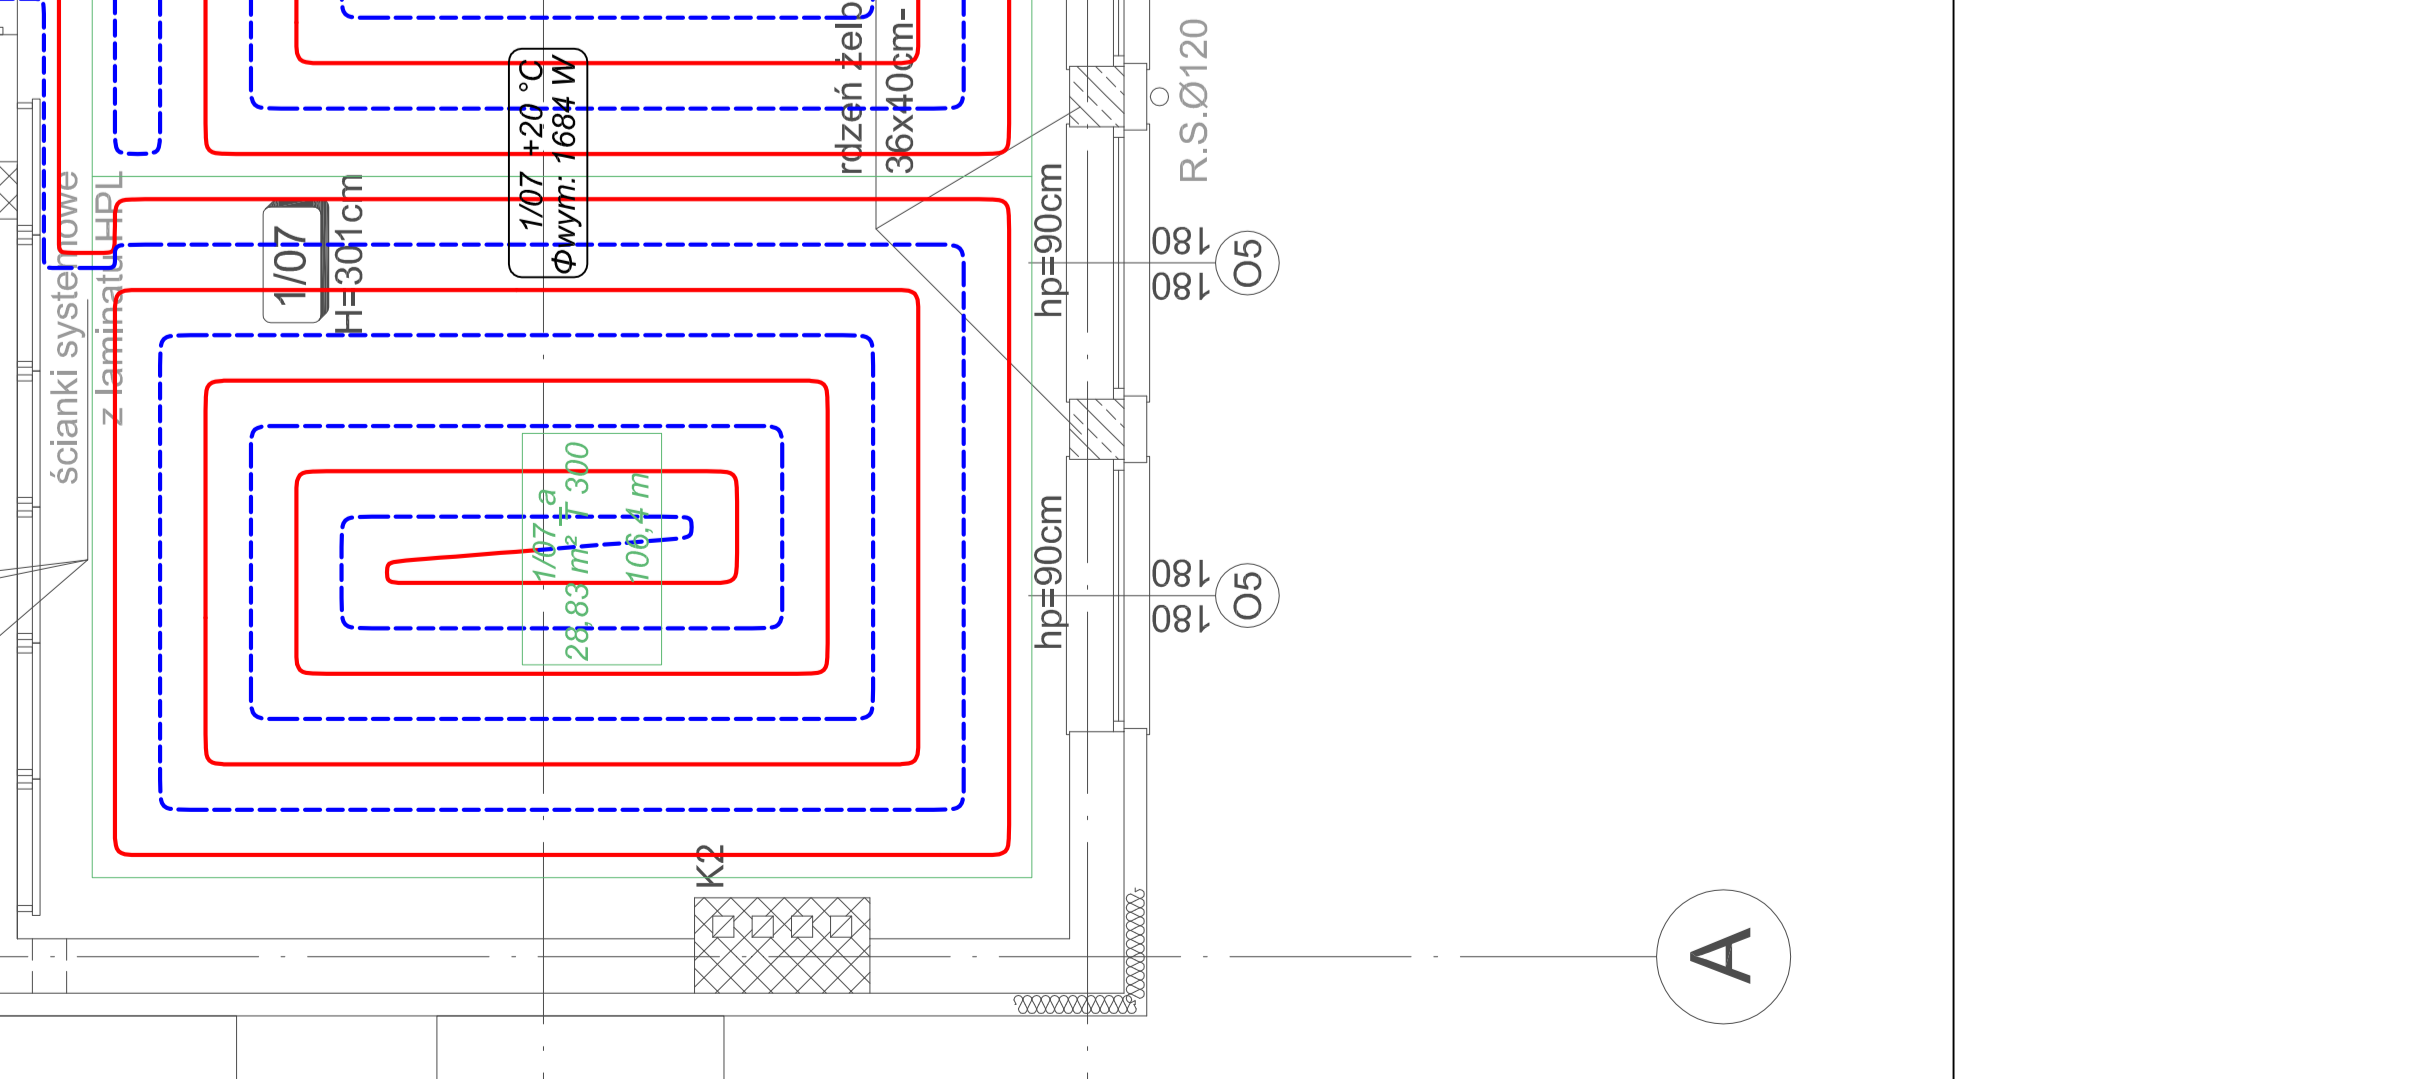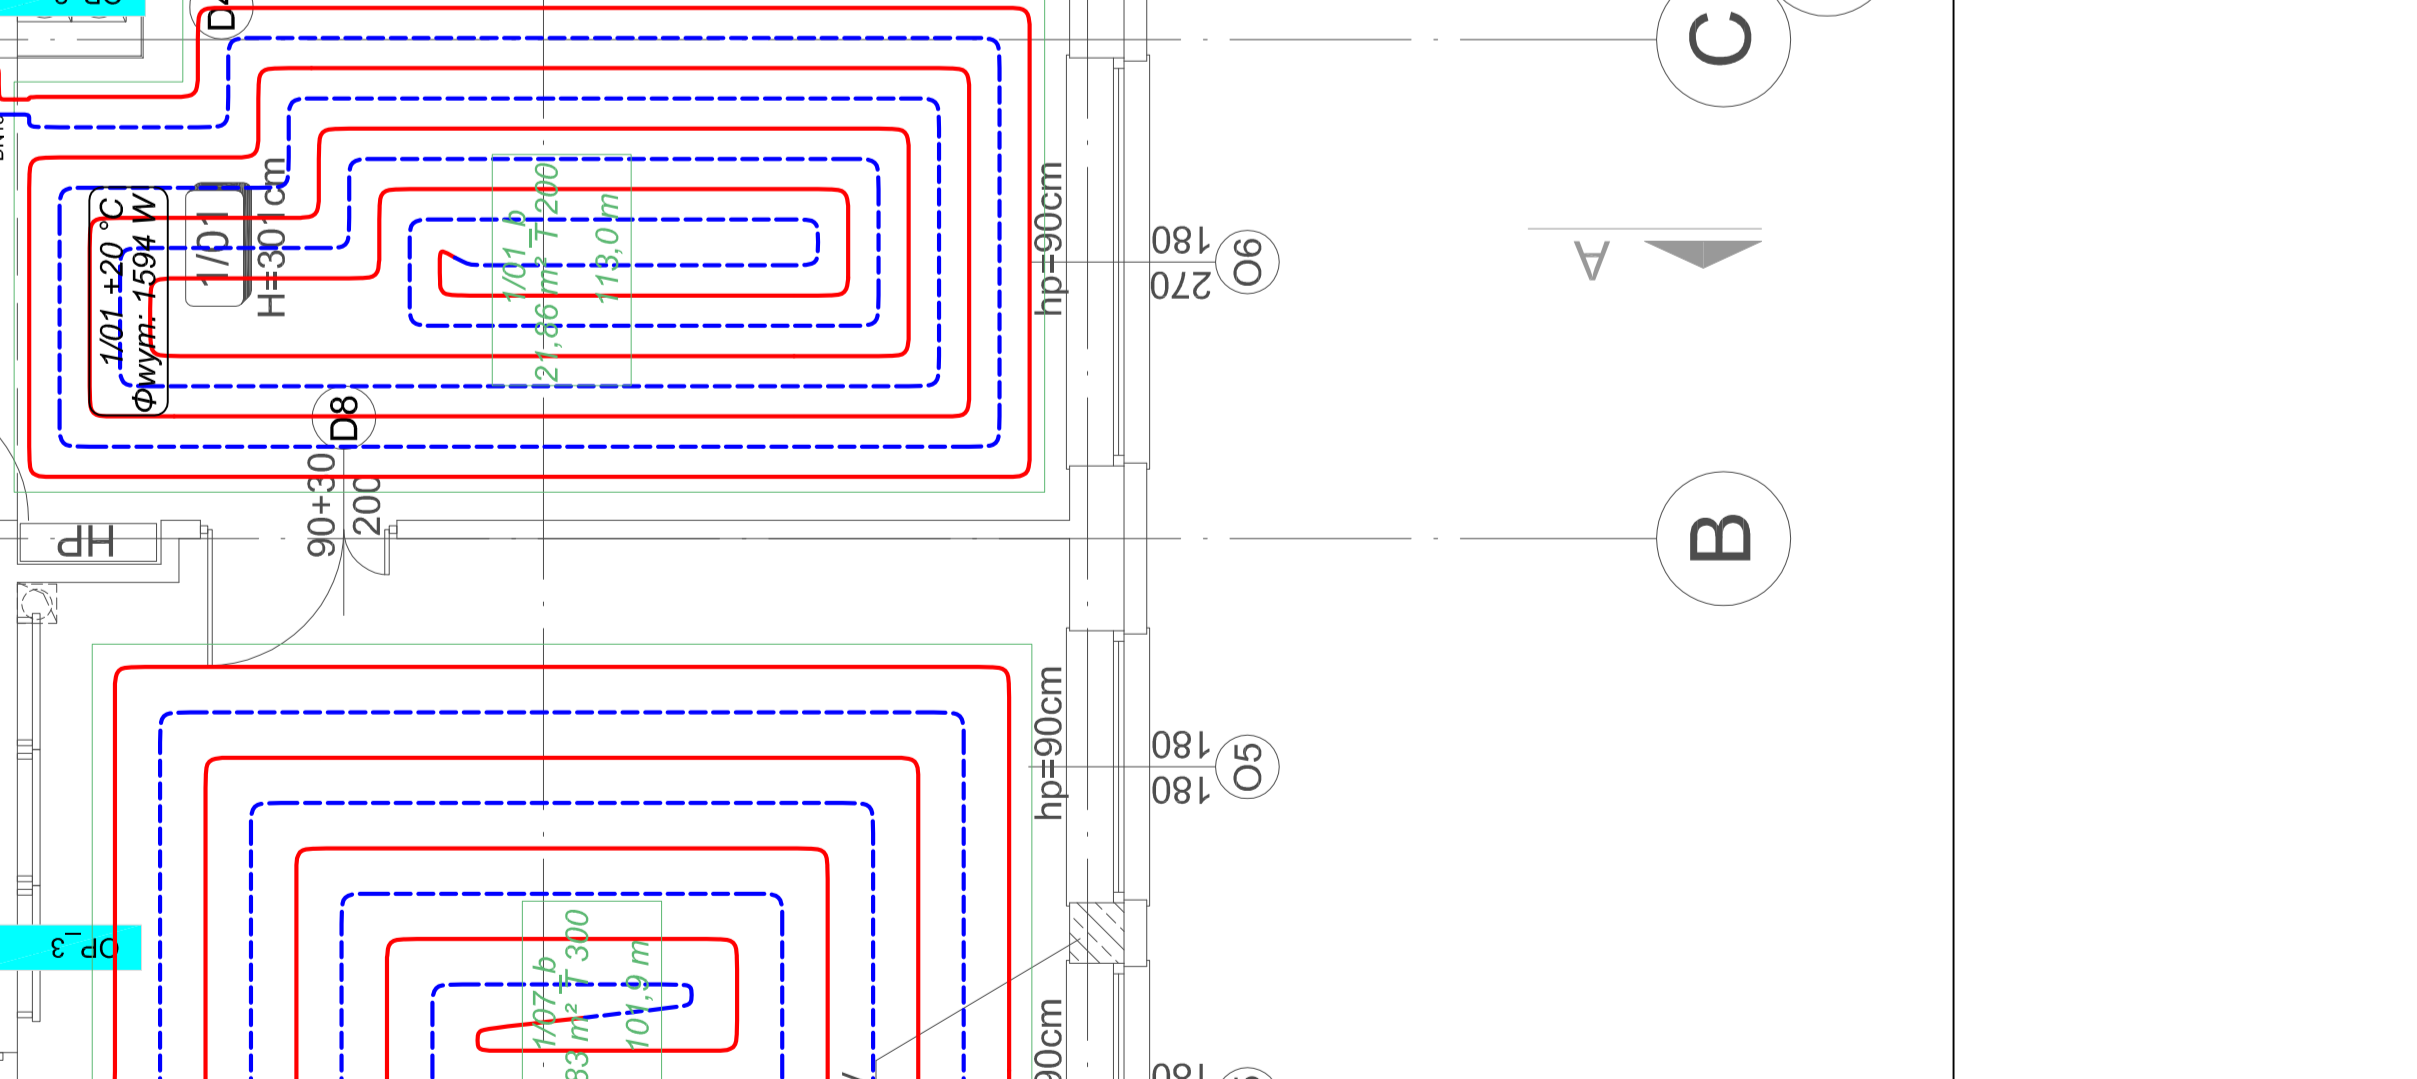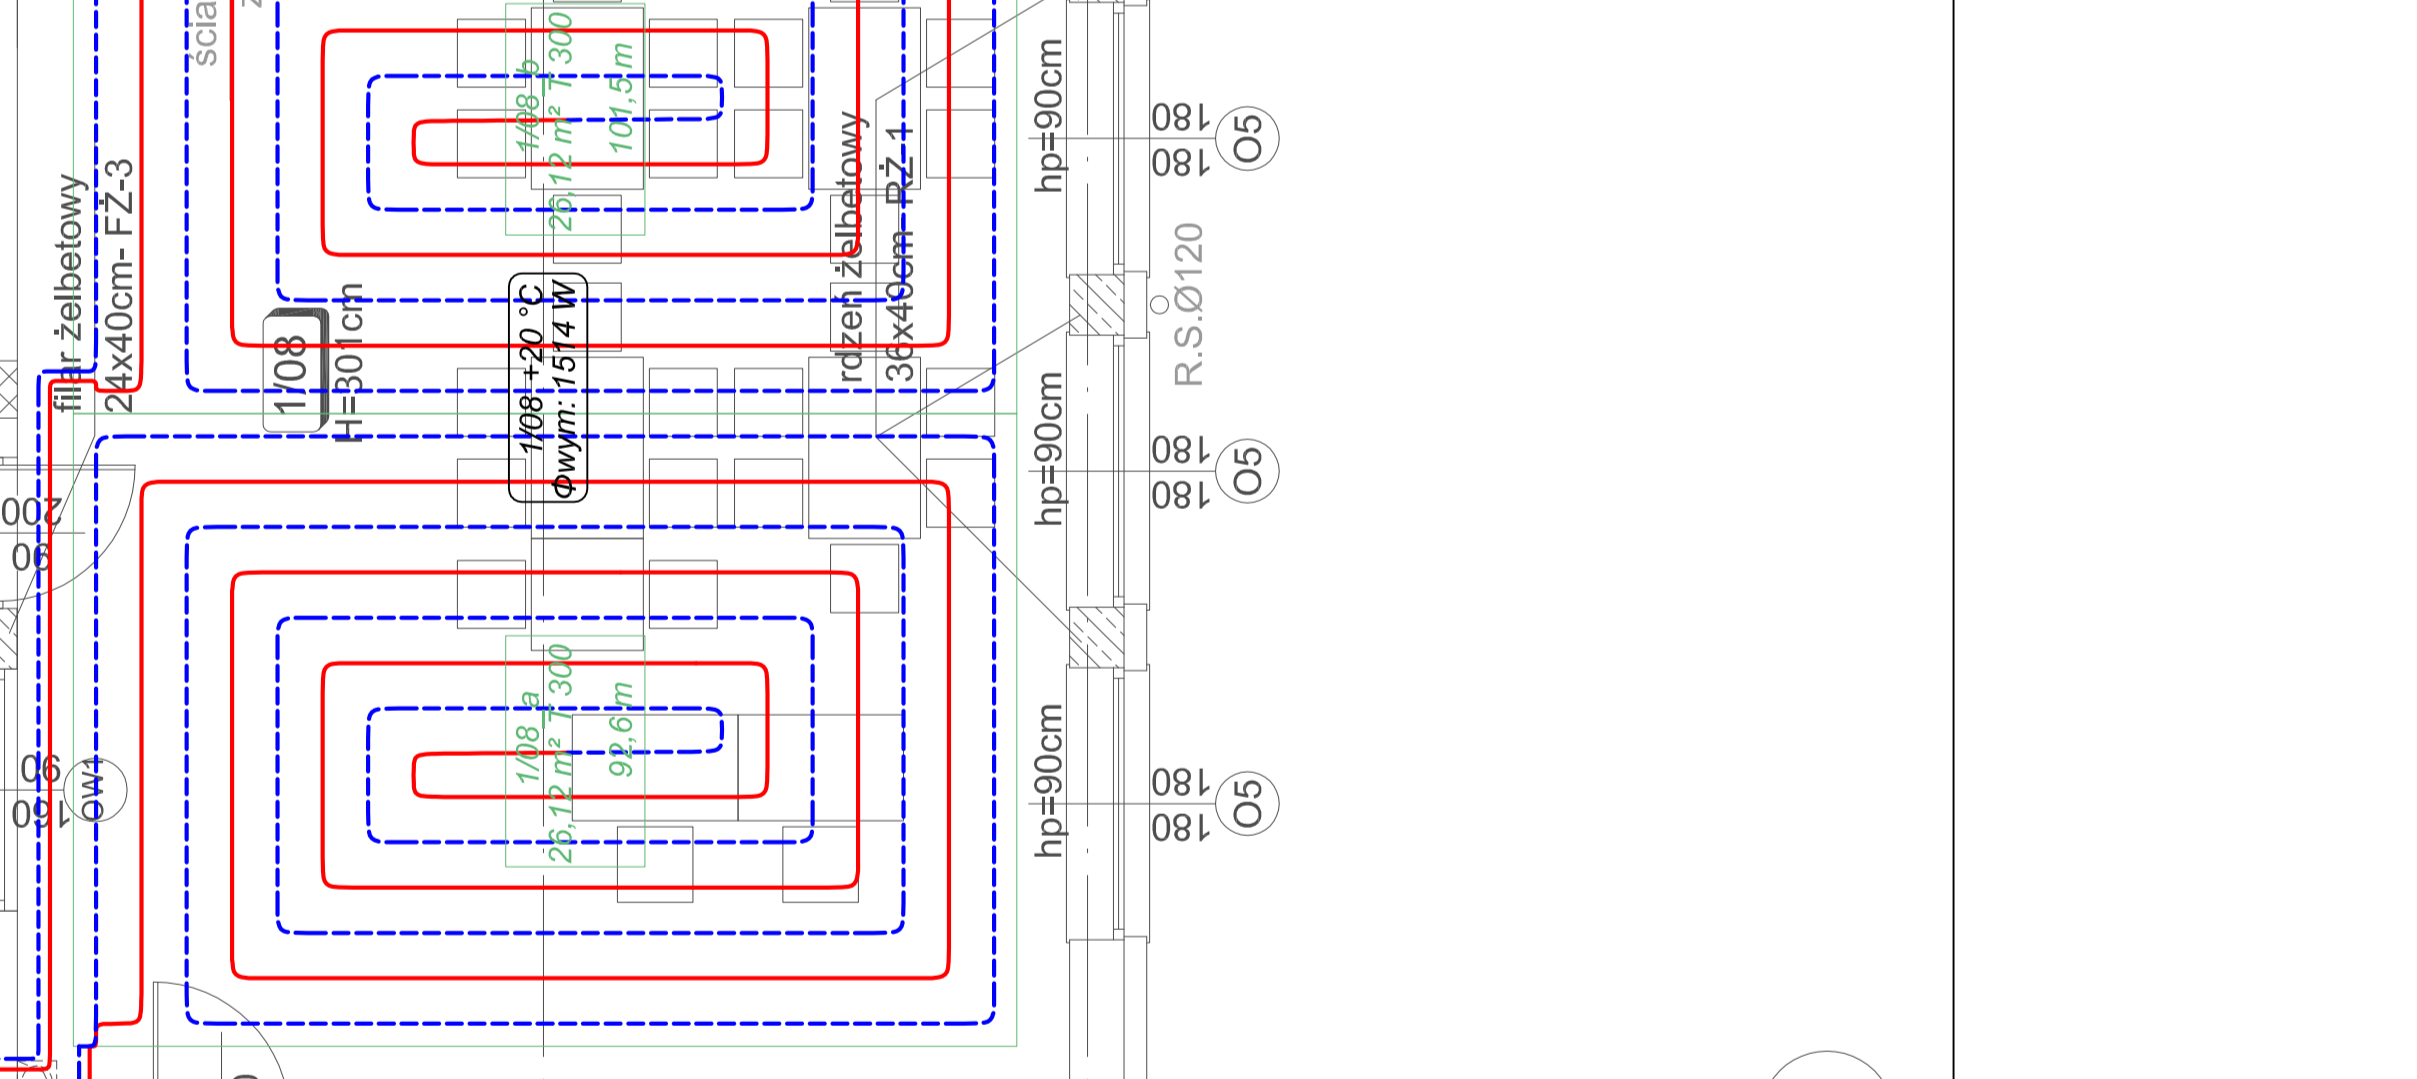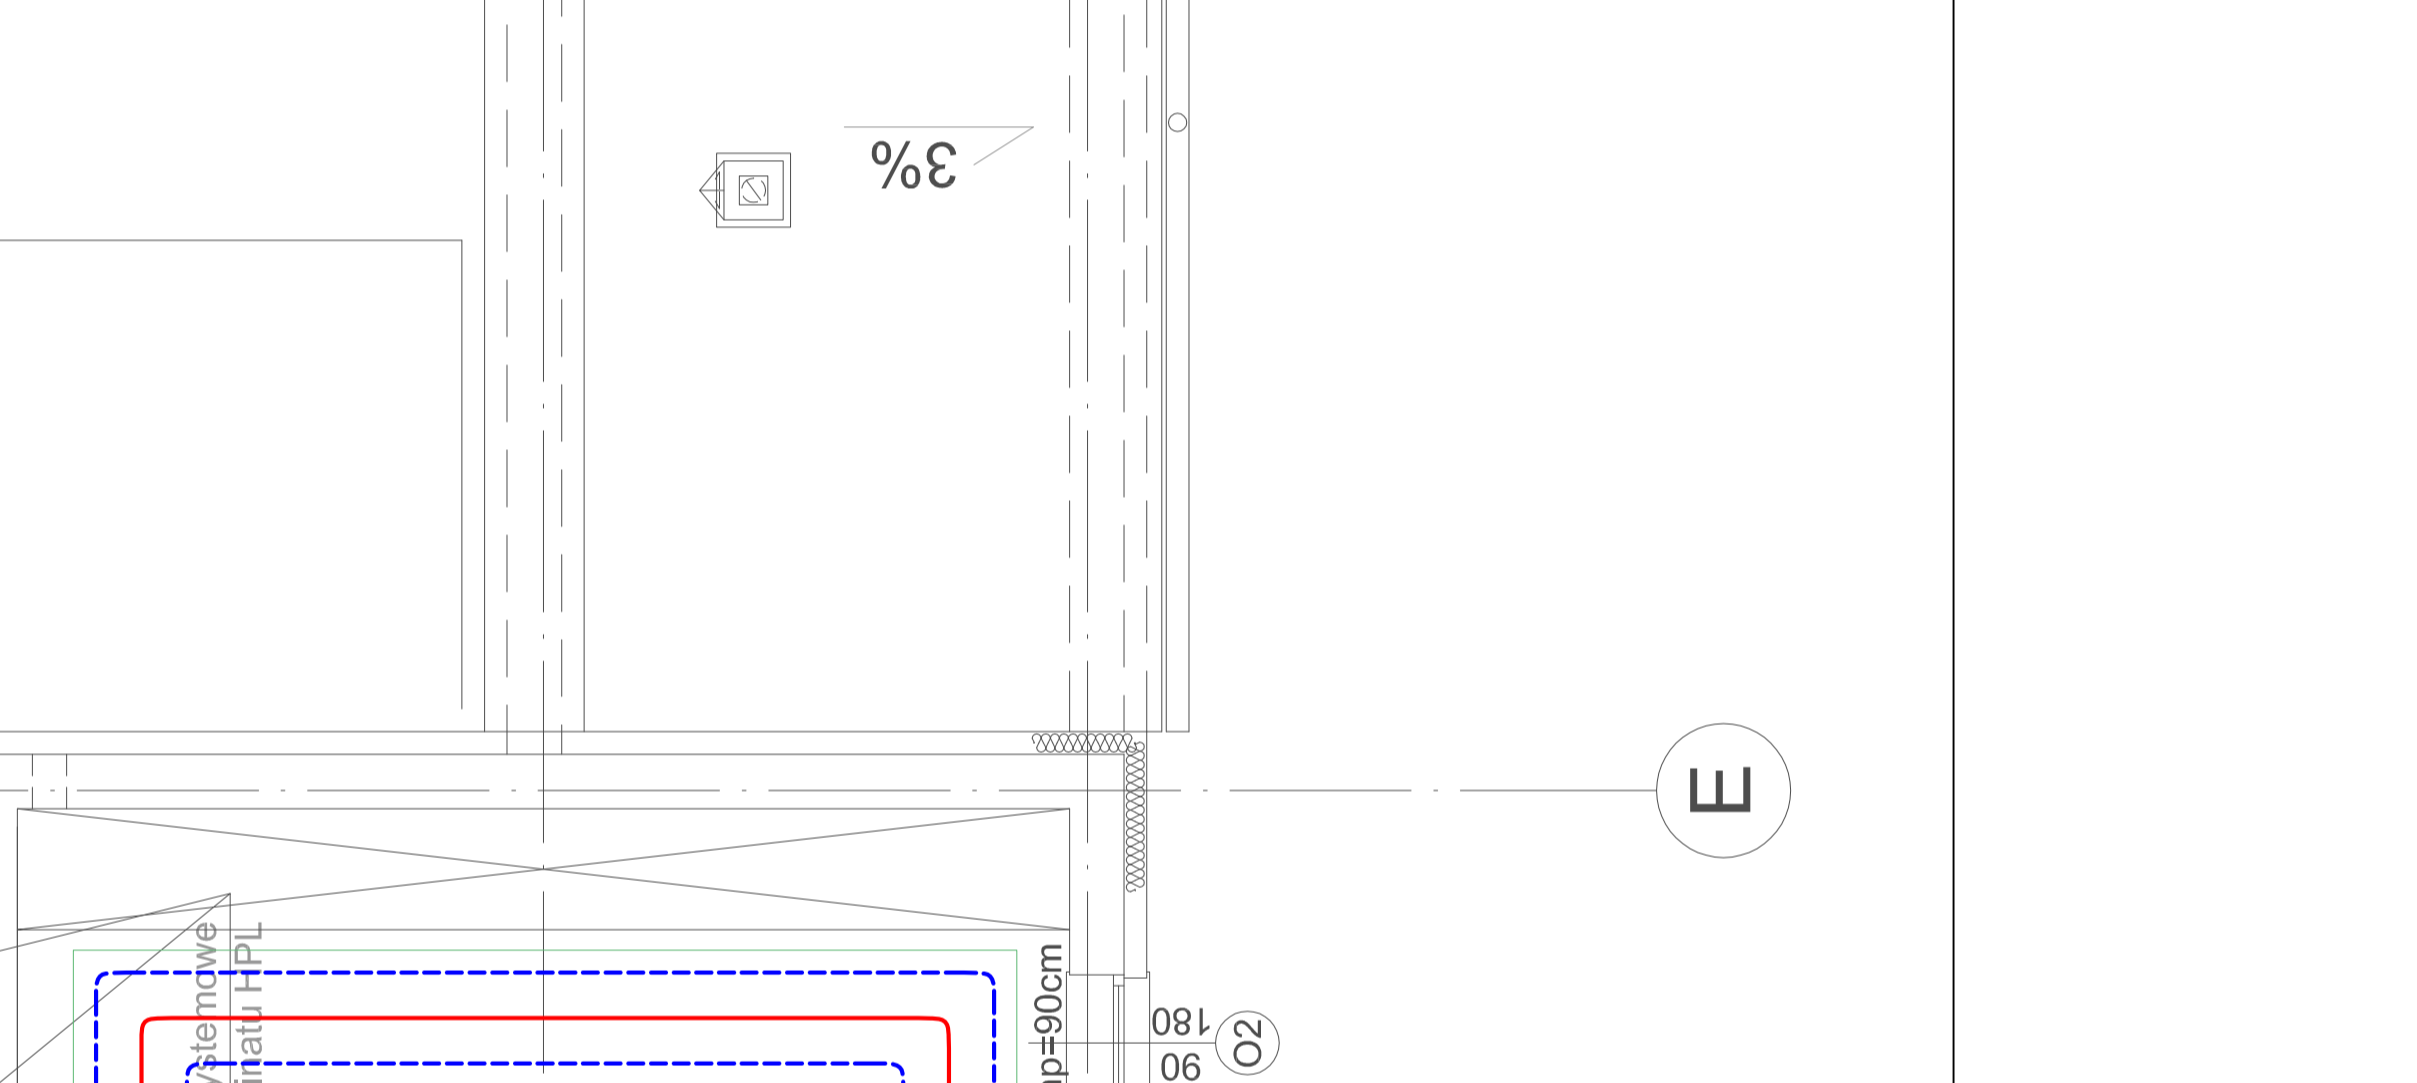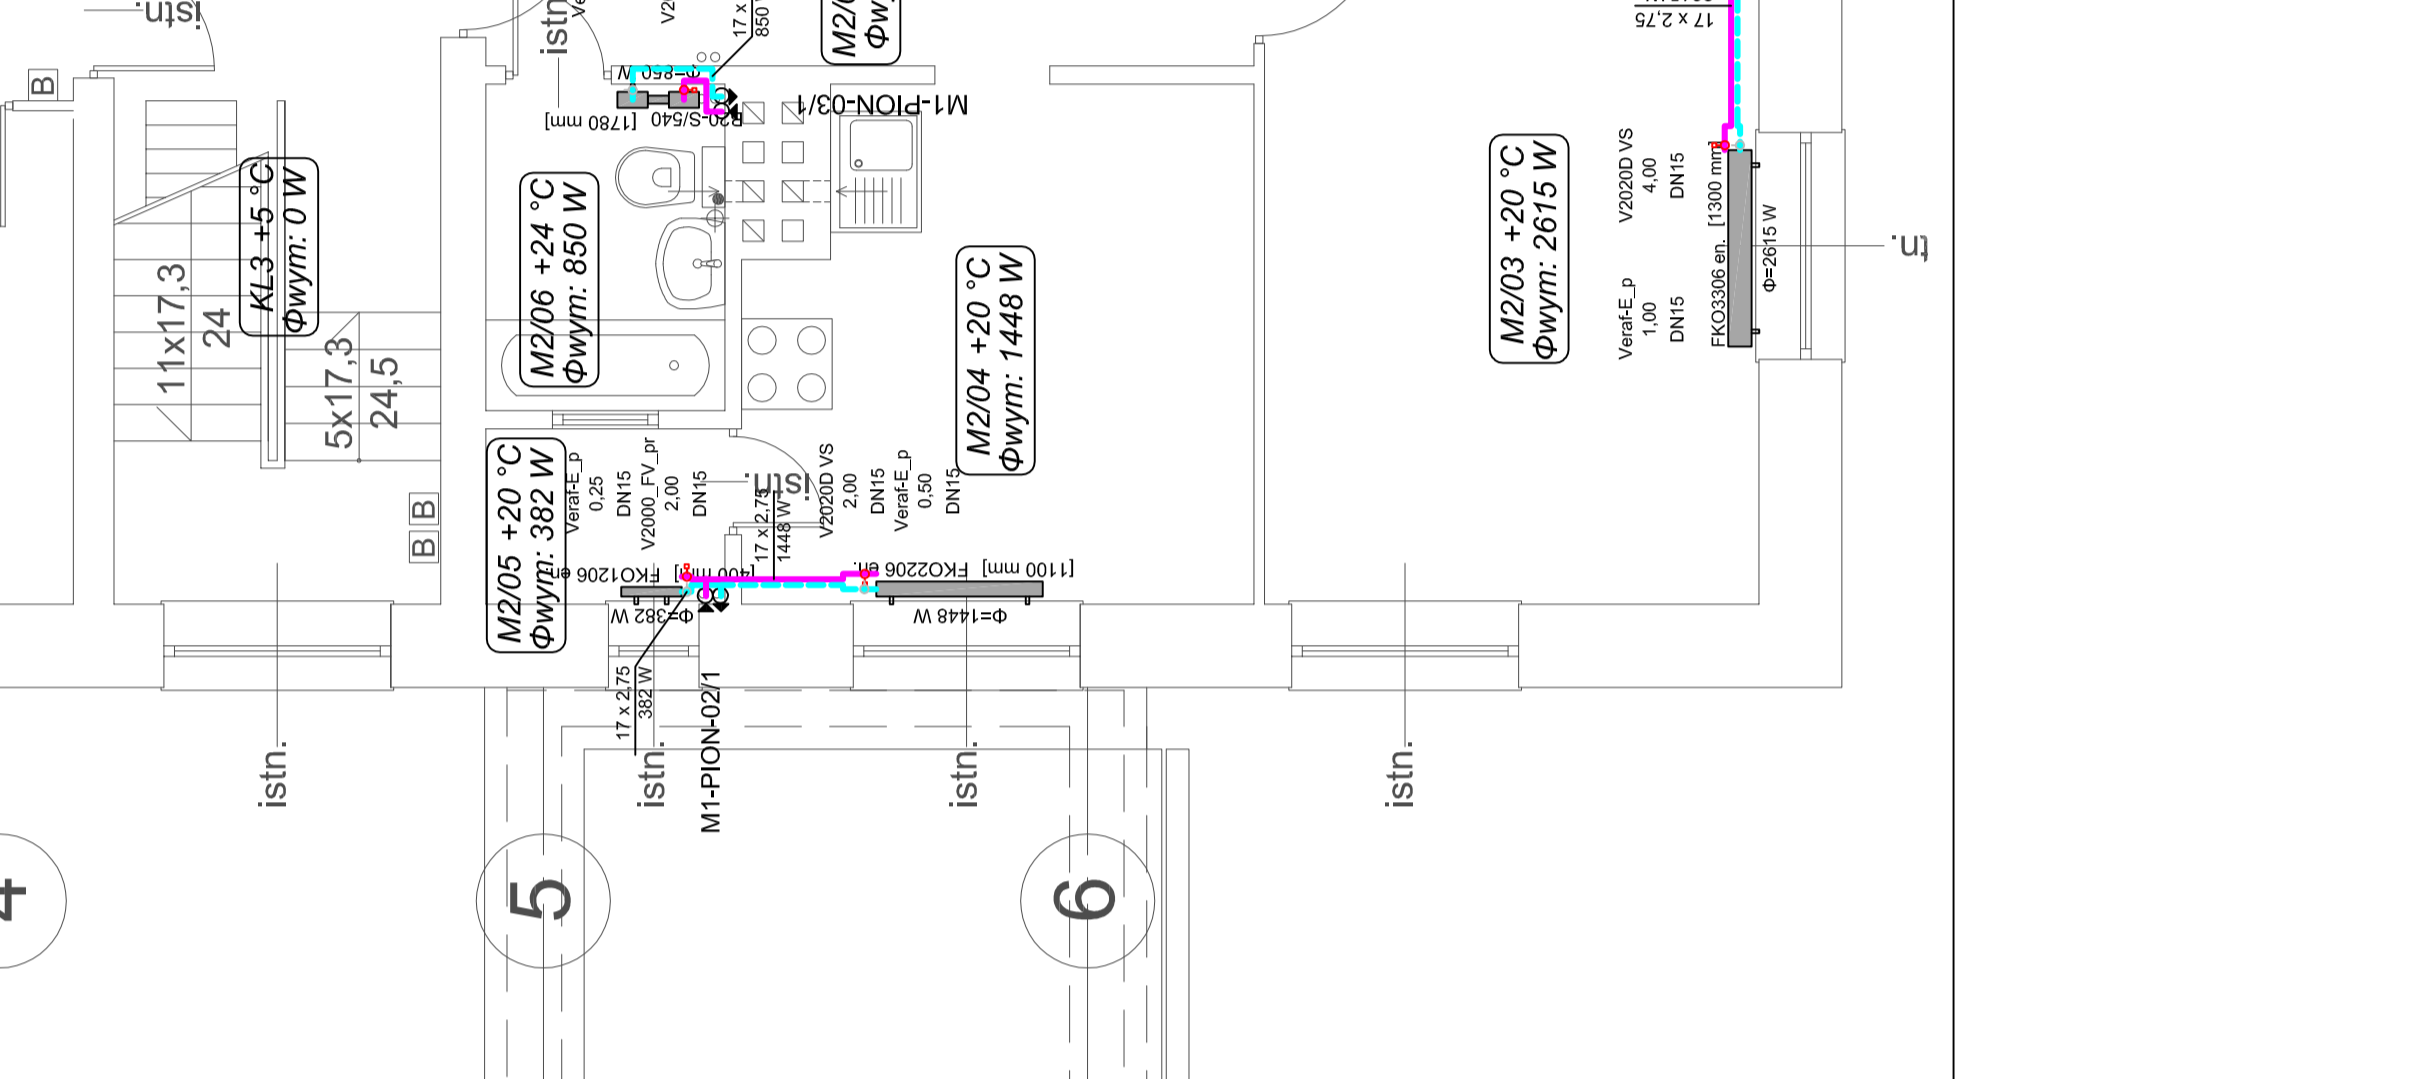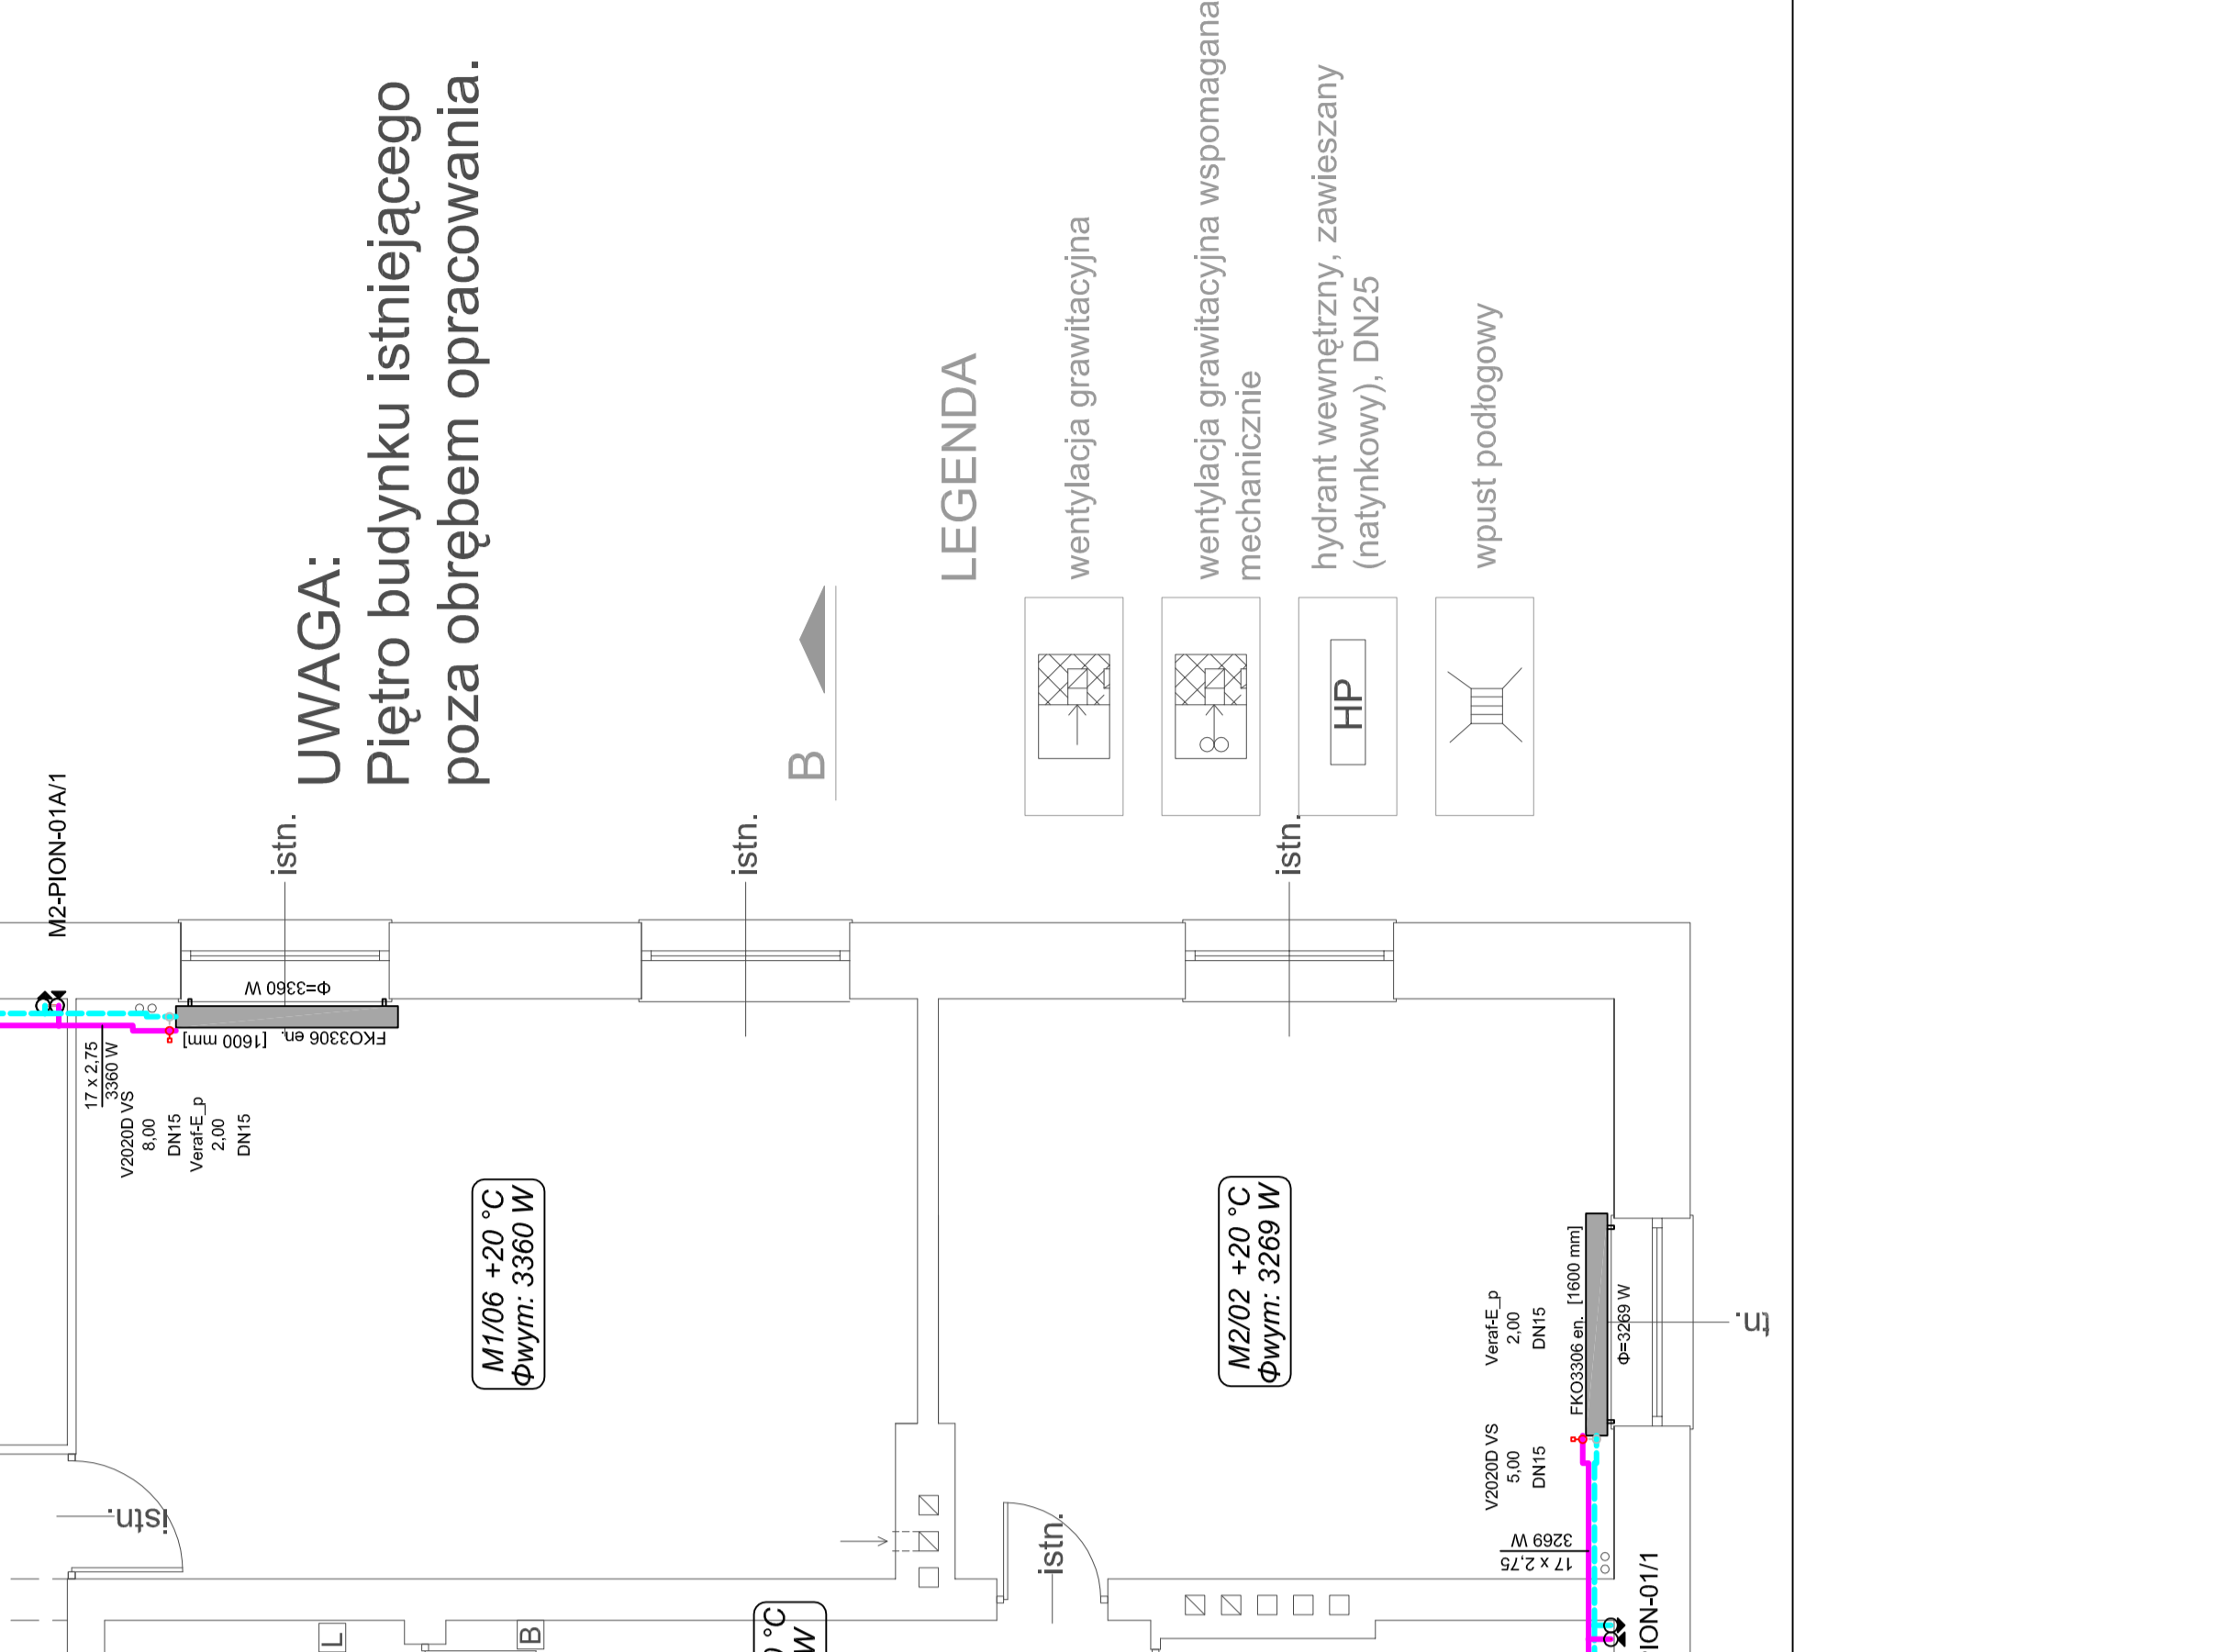

UWAGA:
Piętro budynku istniejącego
poza obrębem opracowania.

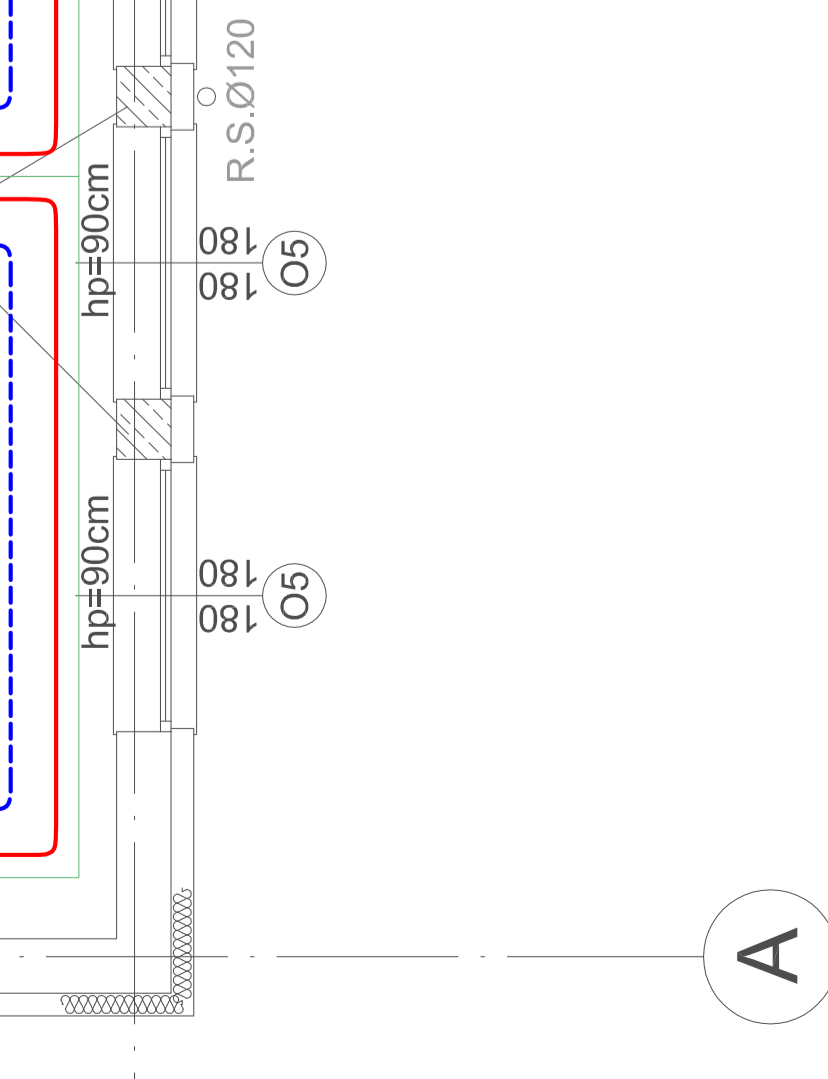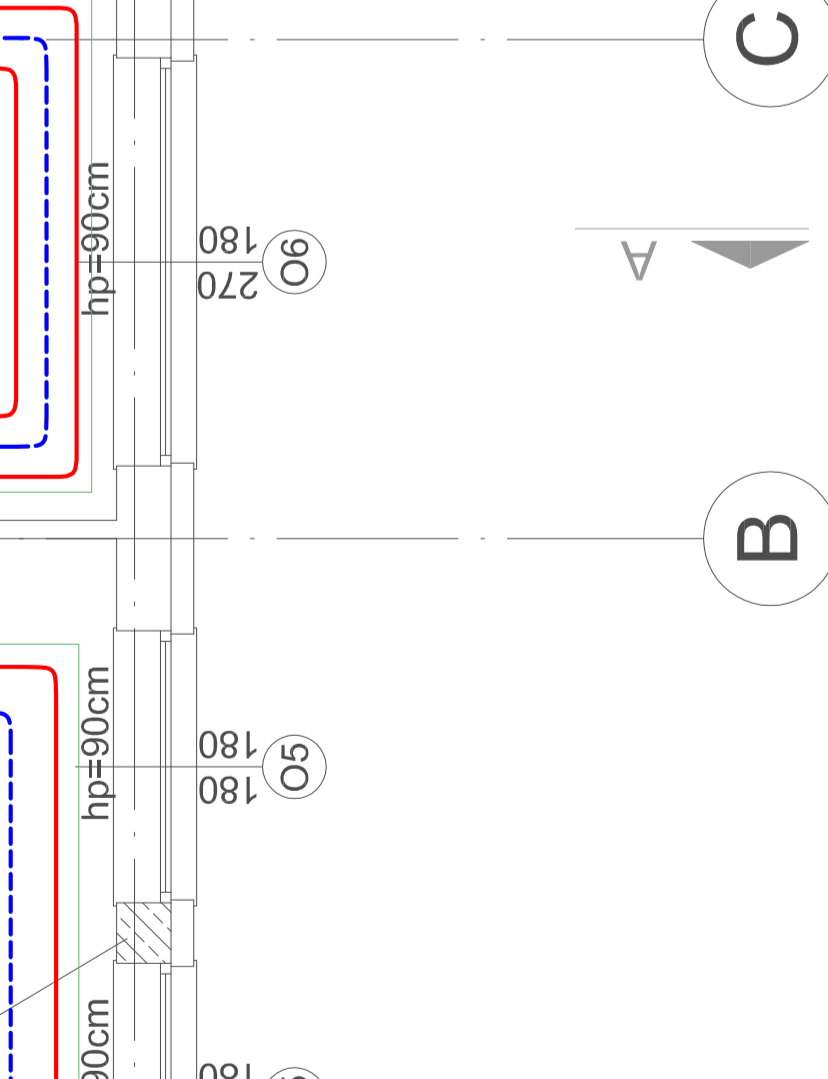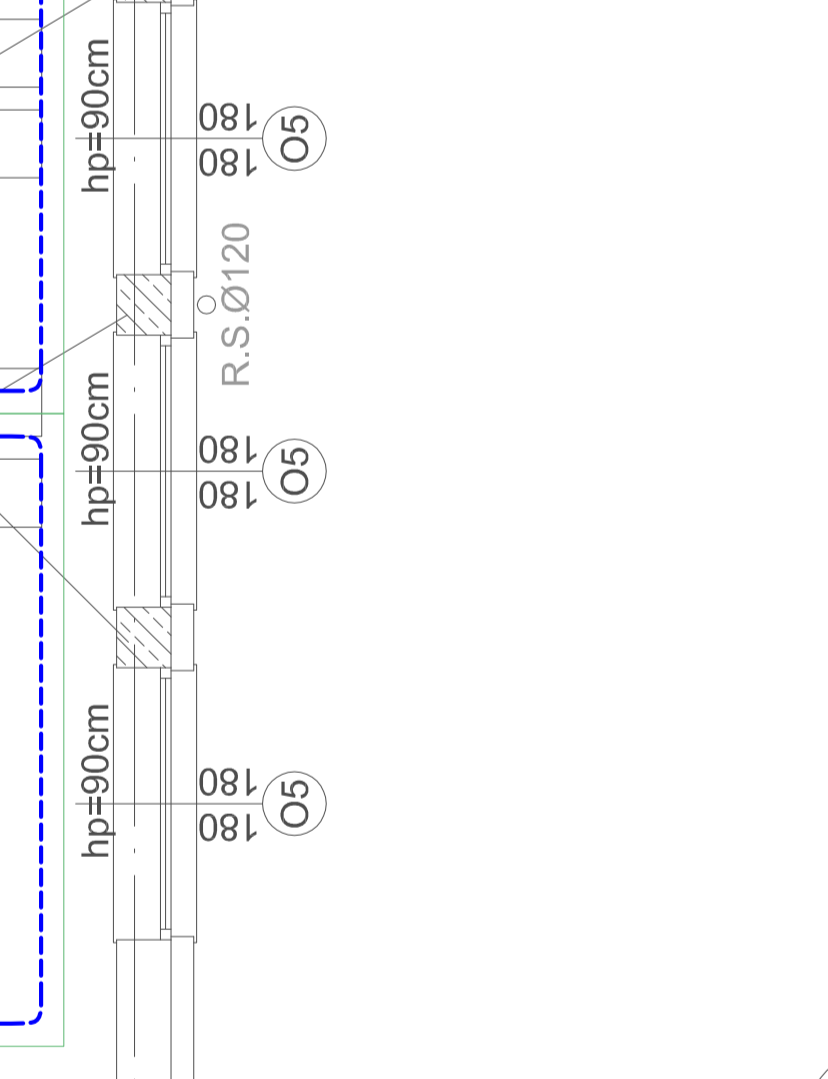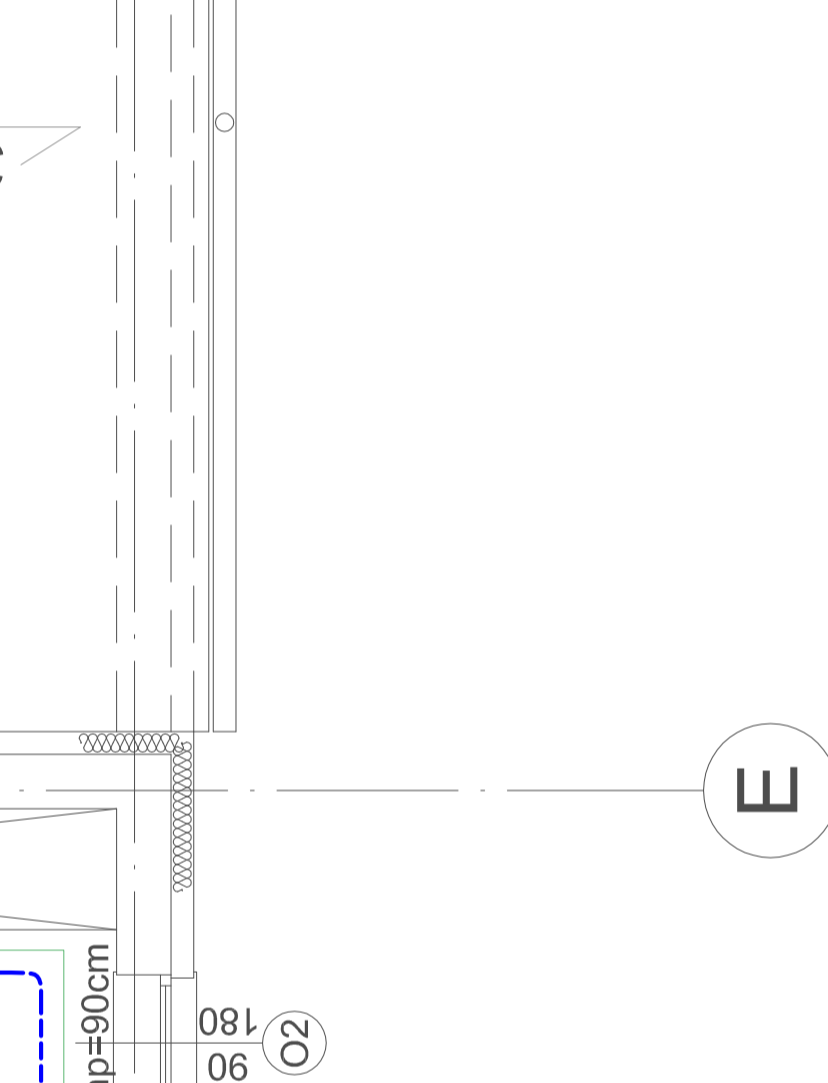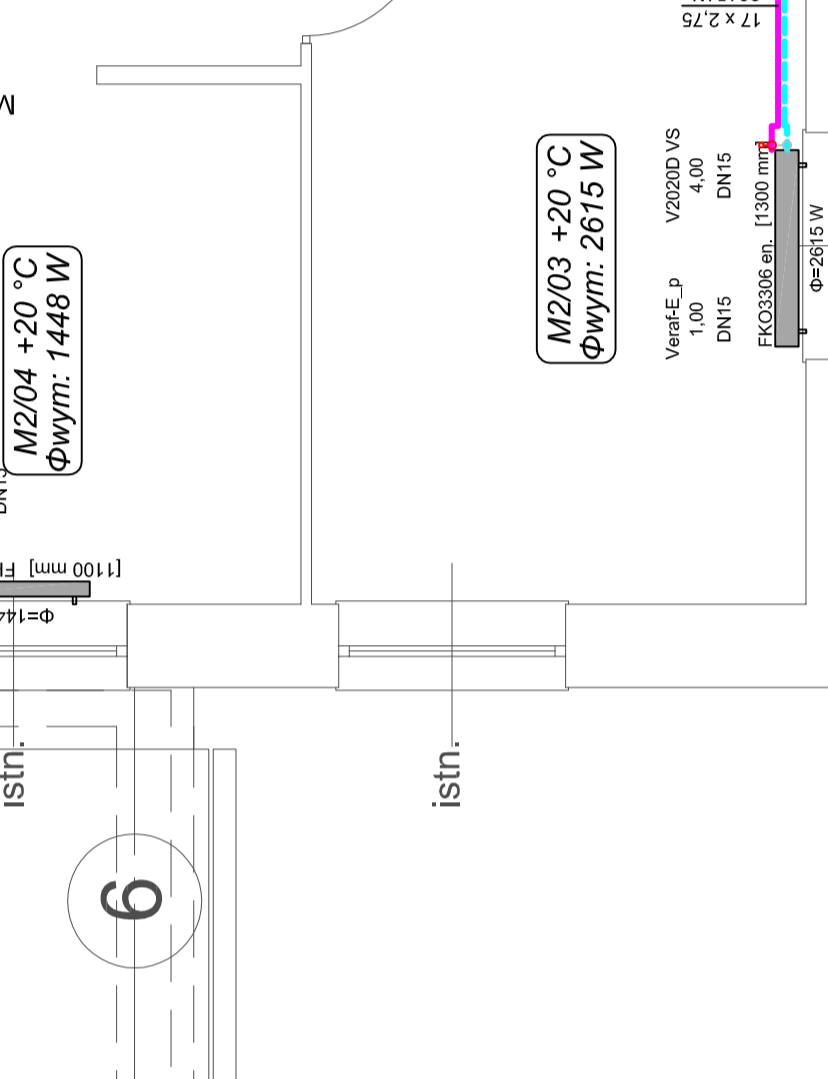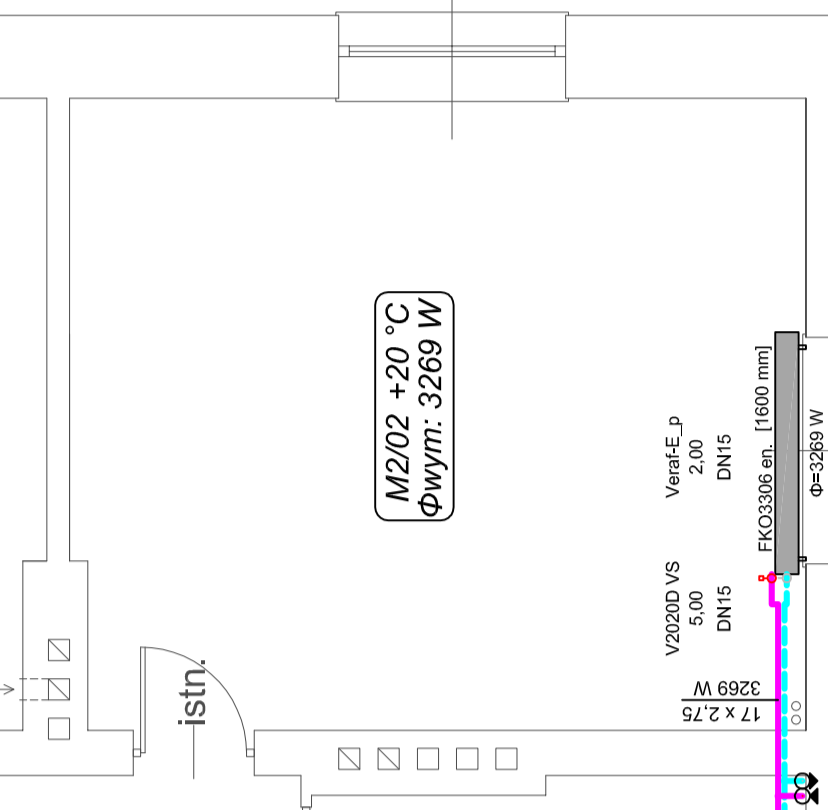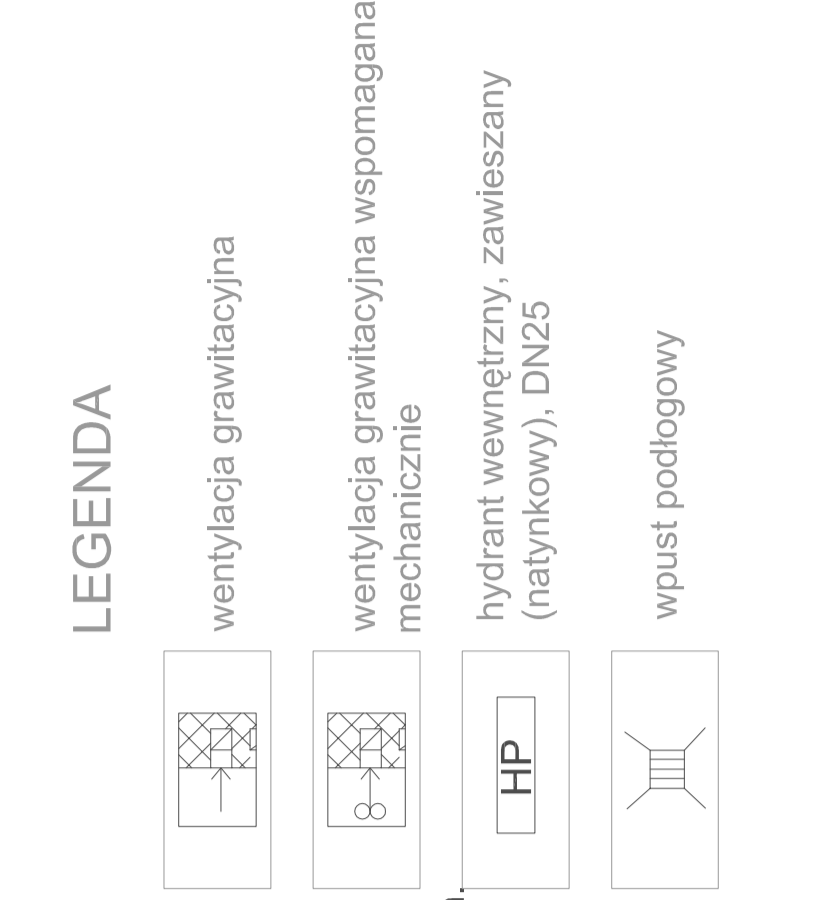

OCENIENIE INSTALACJI OGRZEWACZEJ	
1. Liczba pomieszczeń	32 x 4,0
2. Liczba instalacji grzewczych	32 x 4,0
3. Liczba punktów pomiarowych	32 x 4,0
4. Liczba punktów pomiarowych	32 x 4,0
5. Liczba punktów pomiarowych	32 x 4,0
6. Liczba punktów pomiarowych	32 x 4,0
7. Liczba punktów pomiarowych	32 x 4,0
8. Liczba punktów pomiarowych	32 x 4,0
9. Liczba punktów pomiarowych	32 x 4,0
10. Liczba punktów pomiarowych	32 x 4,0
11. Liczba punktów pomiarowych	32 x 4,0
12. Liczba punktów pomiarowych	32 x 4,0
13. Liczba punktów pomiarowych	32 x 4,0
14. Liczba punktów pomiarowych	32 x 4,0
15. Liczba punktów pomiarowych	32 x 4,0
16. Liczba punktów pomiarowych	32 x 4,0
17. Liczba punktów pomiarowych	32 x 4,0
18. Liczba punktów pomiarowych	32 x 4,0
19. Liczba punktów pomiarowych	32 x 4,0
20. Liczba punktów pomiarowych	32 x 4,0
21. Liczba punktów pomiarowych	32 x 4,0
22. Liczba punktów pomiarowych	32 x 4,0
23. Liczba punktów pomiarowych	32 x 4,0
24. Liczba punktów pomiarowych	32 x 4,0
25. Liczba punktów pomiarowych	32 x 4,0
26. Liczba punktów pomiarowych	32 x 4,0
27. Liczba punktów pomiarowych	32 x 4,0
28. Liczba punktów pomiarowych	32 x 4,0
29. Liczba punktów pomiarowych	32 x 4,0
30. Liczba punktów pomiarowych	32 x 4,0
31. Liczba punktów pomiarowych	32 x 4,0
32. Liczba punktów pomiarowych	32 x 4,0

INSTALACJA CENTRALNEGO OGRZEWANIA - RZUT PIĘTRA BUDYNKU
 INŻ. Marcin Wężyk
 w specjalności instalacje sanitarne
 upr. nr 55/02/WVL
 w specjalności instalacje sanitarne