

województwo łódzkie
powiat pabianicki
Id.jedn.ewid.100803_2
gmina Dłutów
Id.obrębu ewid.100803_2.0012
obręb Łaziska

wieś Łaziska
cz.działki 61

Mapa do celów projektowych skala 1:500

Mapę niniejszą opracowano w postaci cyfrowej na podstawie mapy zasadniczej gm.Dłutów sekcja nr 122.413.184,193 danych SIT oraz pomiaru uzupełniającego w terenie z miesiąca stycznia 2014r.


Układ współrzędnych prostokątnych płaskich 1965 strefa 1
Układ wysokości -Kronstadt 60
Zbadano KW przedmiotowej nieruchomości -brak służebności gruntowej.

Wykonawca: geodeta uprawniony
mgr inż.Iwona Łuczak
nr upr.14670

Pabianice, dn.30.01.2014r.

szkic orientacyjny
skala 1:50000

Wykonawca mapy nie odpowiada za brak na mapie urządzeń podziemnych nie zgłoszonych do inwentaryzacji.

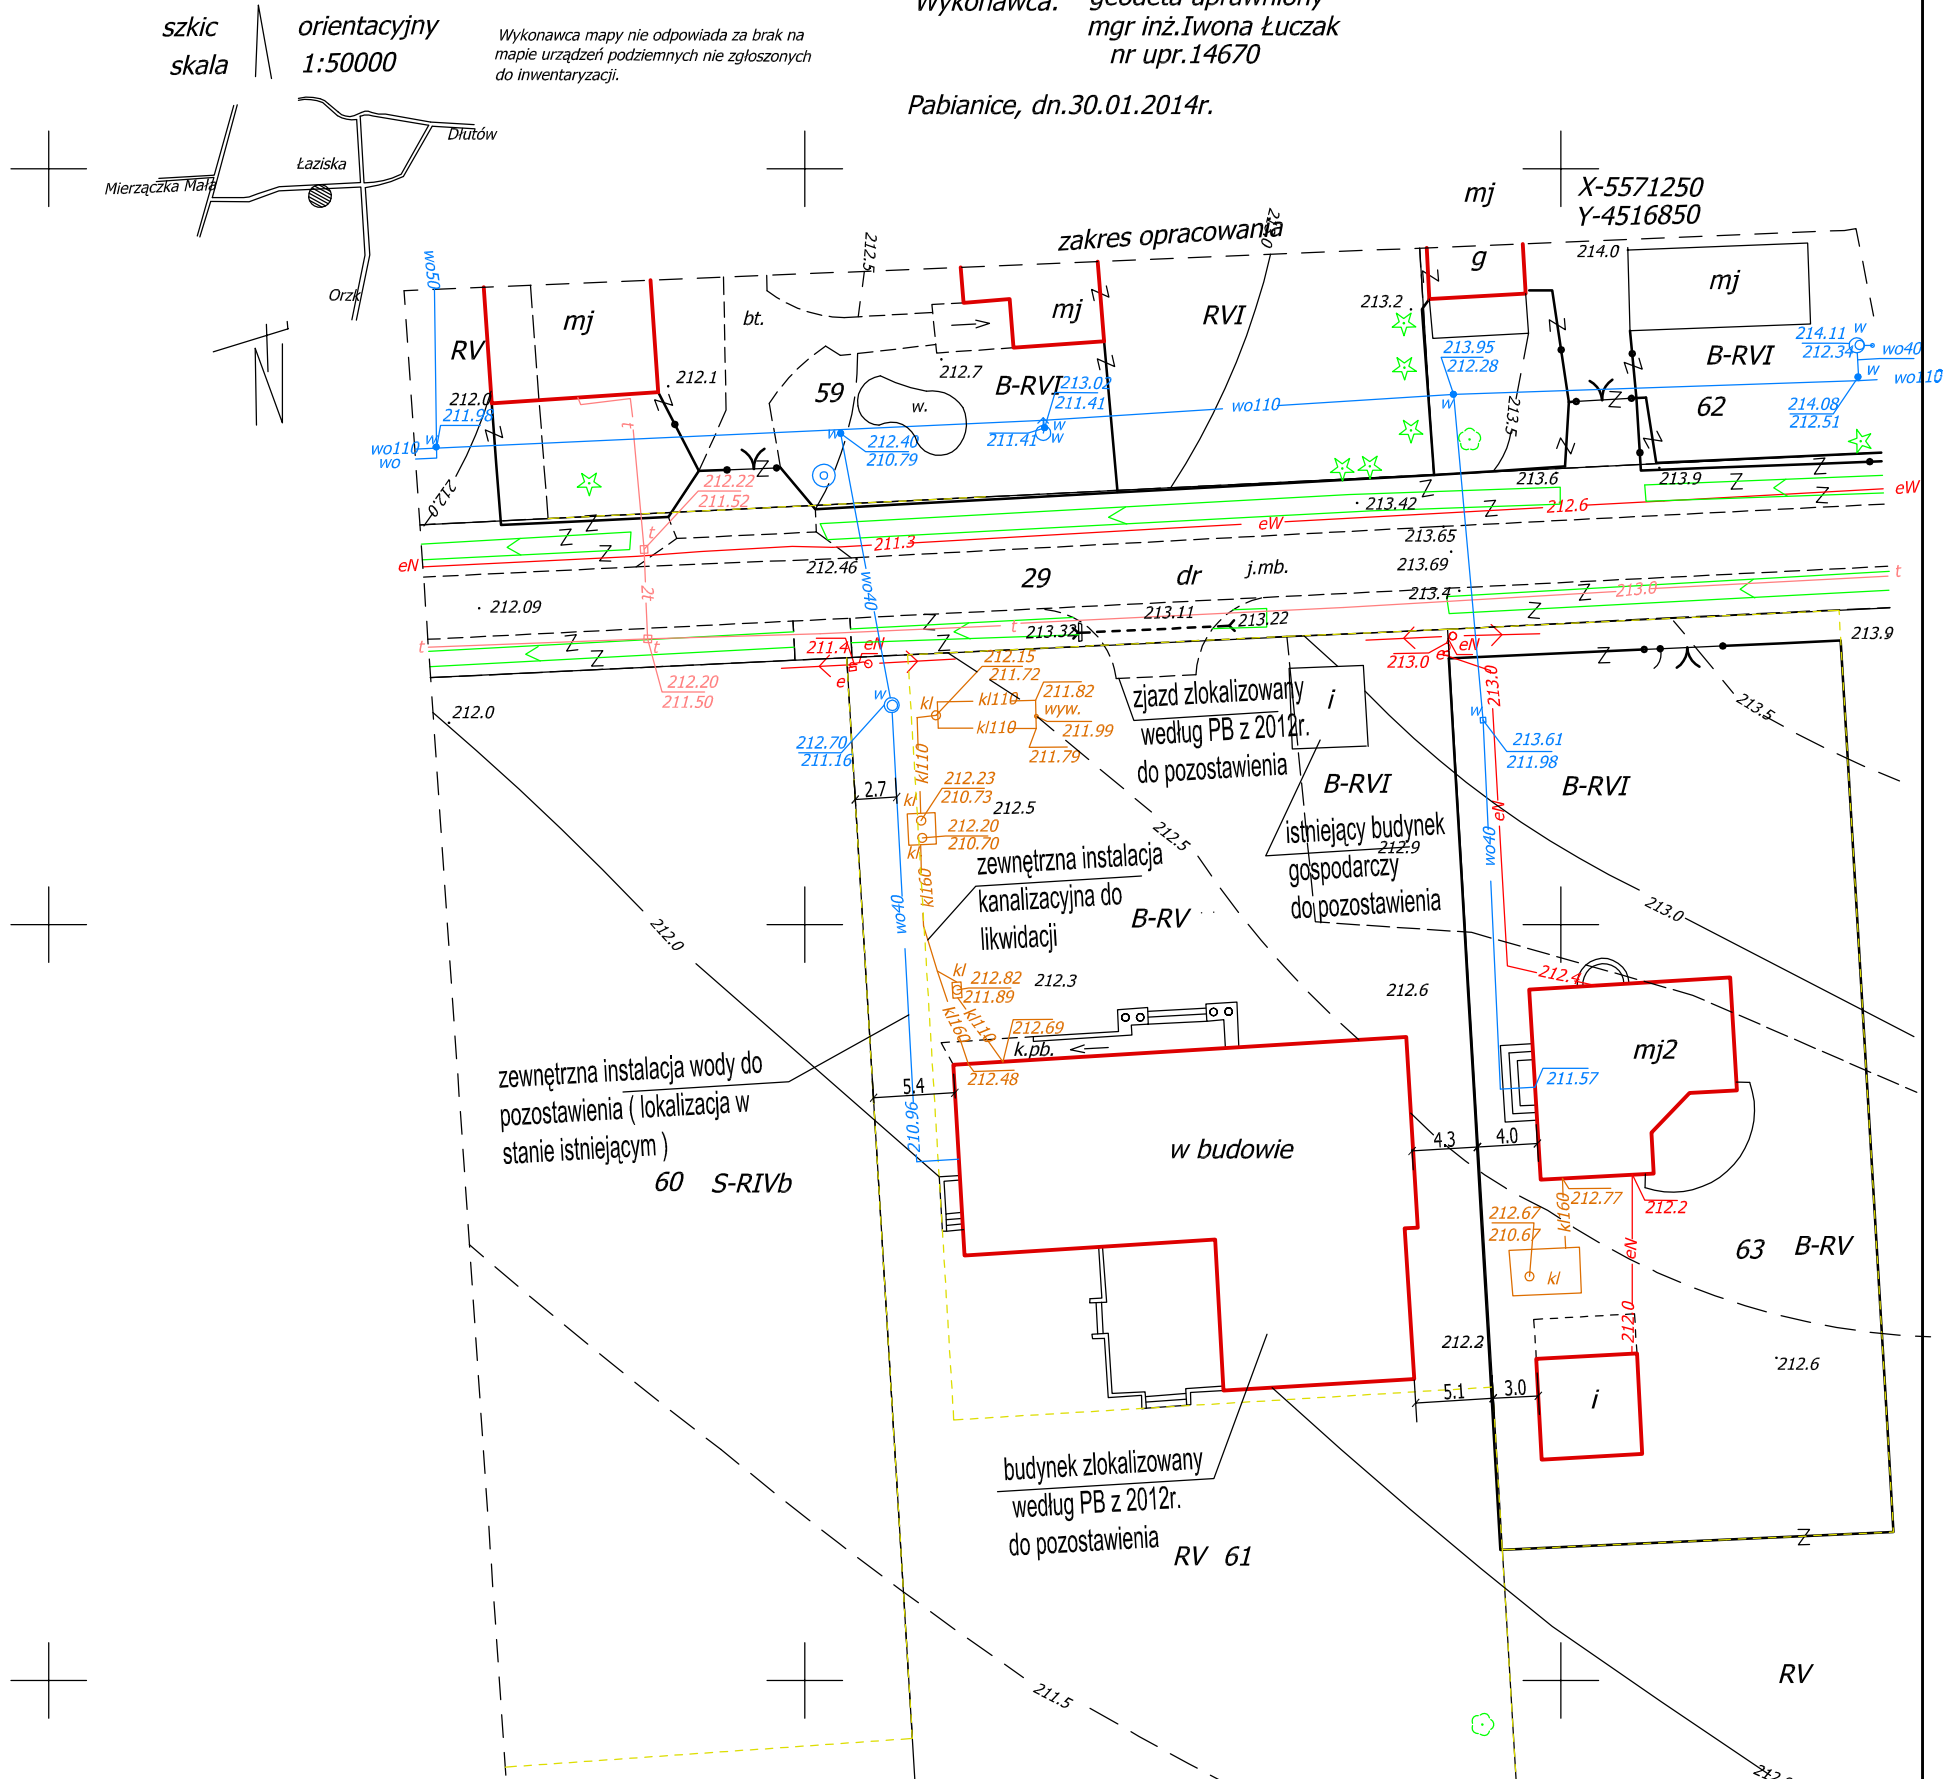

Poświadczam, że niniejszy dokument został opracowany w oparciu o plany geodezyjne i kartograficzne, które zostały opublikowane w operacie technicznym wpisanym do ewidencji materiałów geodezyjnego zasobu geodezyjnego i kartograficznego.

Organ prowadzący państwowy zasób geodezyjny i kartograficzny: STAROSTA PABIANICKI

Identyfikator ewidencyjny materiału zasobu - operatu technicznego: X-5571100

Data wpisania operatu technicznego do ewidencji materiałów zasobu: 13. LUT. 2014

Imię, nazwisko i podpis osoby reprezentującej organ: Elżbieta Gajda

partner s.c. Biuro Projektowe Budownictwa Łódź, ul. Nowa 29/31		
NAZWA INWESTYCJI	Świetlica Wiejska w Dłutowie DZ. NR 61 (FRAGMENT) OBRĘB ŁAZISKA	DATA
		21.02.2014
INWESTOR	GMINA DŁUTÓW Ul. Pabianicka 25, 95-050 Dłutów	SKALA
		1:500
TYTUŁ RYSUNKU	STAN ISTNIEJĄCY ZAGOSPODAROWANIA TERENU INWESTYCJI	NR RYSUNKU
		1
ARCHITEKTURA I URBANISTYKA	mgr inż. arch. Tadeusz Bronowicki upr. nr 6/88/WŁ w specjalności architektonicznej	
PRZYŁĄCZA I INSTALACJE SANITARNE	inż. Marcin Węzyk upr. nr LOD/0526/POOS/06 w specjalności instalacji i sieci sanitarnych	