


Mapa do celów projektowych skala 1:500

województwo łódzkie
powiat pabianicki
Id jedn. ewid. 100803_2
gmina Działów
Id obrębu ewid. 100803_2.0012
obręb Łaziska
Wieś Łaziska
Cz. działki 61

szkic
skala
orientacyjny
1:50000

Wykonawca mapy nie odpowiada za błąd, na mapie urządzeń przedstawionych nie gwarantujemy do przewidzenia!

Mapę niniejszą opracowano w postaci cyfrowej na podstawie mapy zasadniczej Działów, sekcja nr 122 413 184 193 danych SIT oraz pomiaru uzupełniającego w terenie z miesiąca stycznia 2014r.
Układ wysokości -krosztań 60
Zbadano KW przedmiotowej nieruchomości-brak służebności gruntowej.
Wykonawca: geodeta uprawniony
mgr inż. Iwona Łuczak
nr upr. 14670
Pabianice, dn. 30.01.2014r.

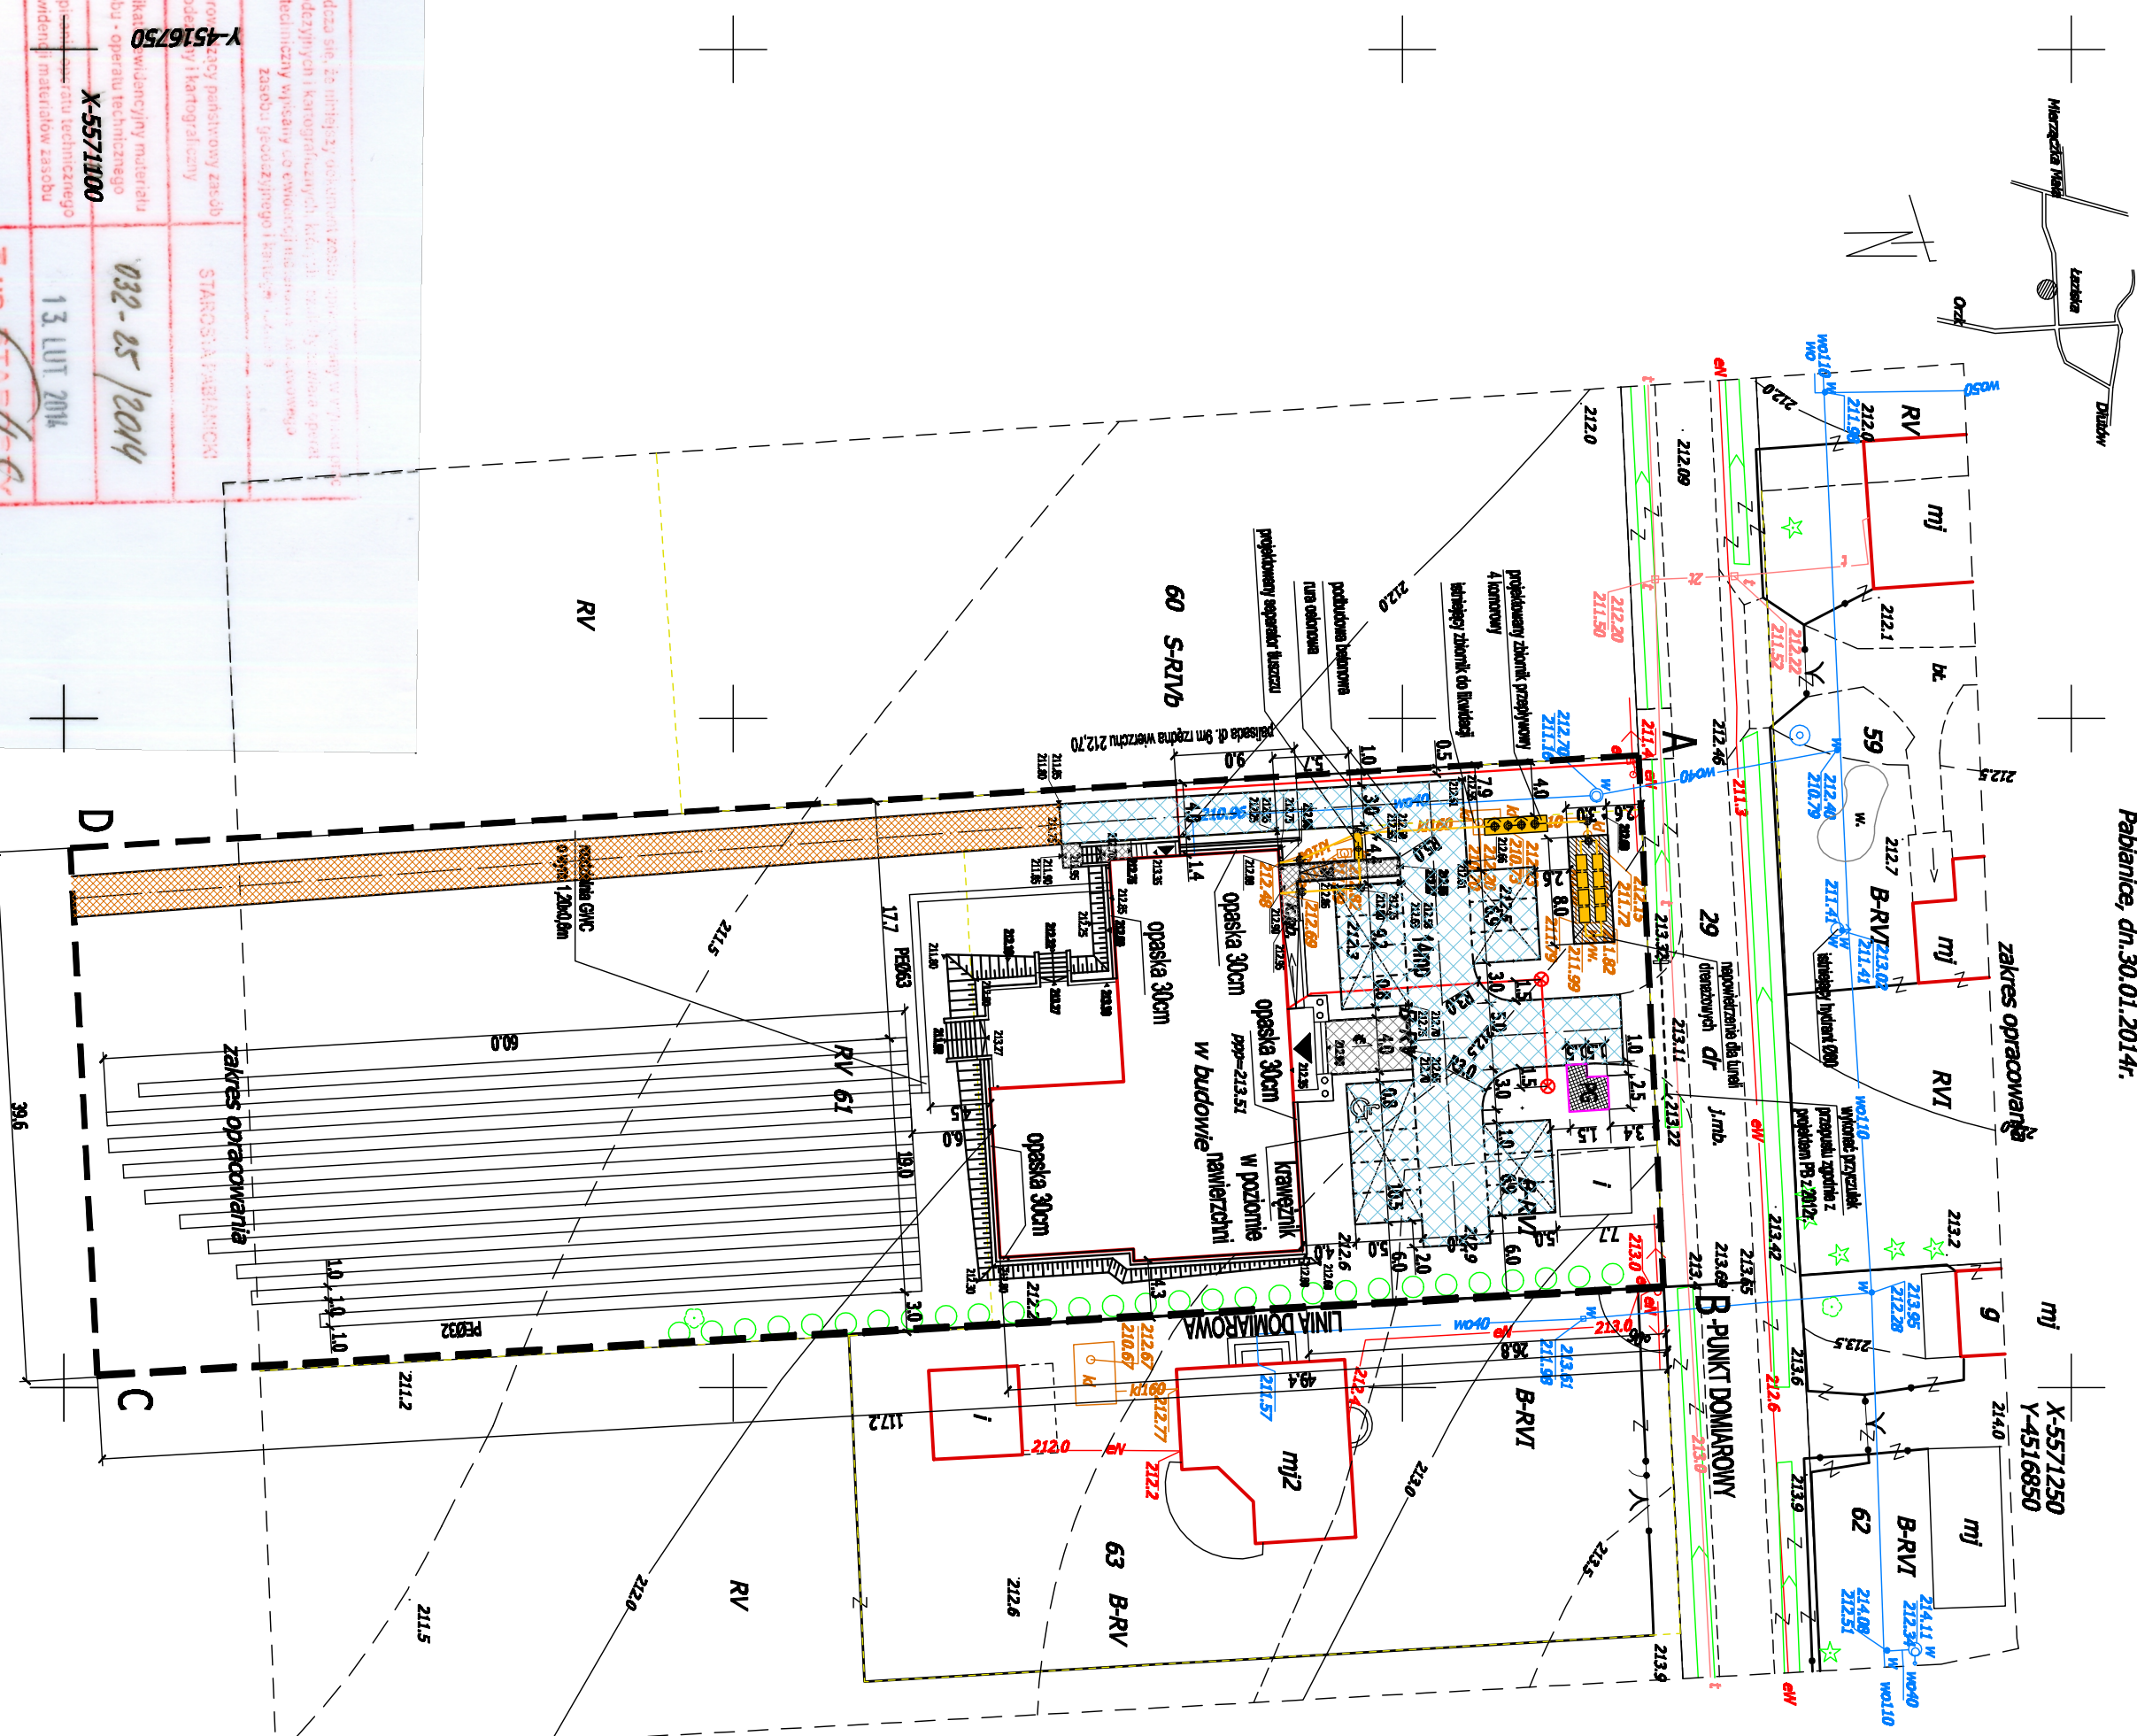

Produkcja map, do której są wykorzystane zasoby geodezyjne i kartograficzne, karta, techniczny wydruk, do ewentualnego zastępu geodezyjnego i kartograficznego	Y-4516750	STAROSTA: A. HUBALSKI
Organ prowadzący państwowy zasób geodezyjny i kartograficzny	X-5571100	032-25/2014
Identyfikator ewidencyjny materiału zasobu - operanu technicznego	13 LUT 2014	
Data wydania materiału technicznego do wydania		
Imię, nazwisko i podpis osoby reprezentującej organ		

LEGENDA:

- AB,CD** Granica terenu inwestycji
- I** Budynek gospodarczy na dz. nr 61
- 103.20** Zieleń istniejąca na dz. nr 61
- Różne** Różne istniejące
- 103.20** Droga gminna
- 103.20** Ogrózenie istniejące działki nr 63
- 103.20** Rów istniejący w pasie drogowym
- 103.20** Istniejąca sieć energetyczna w pasie drogowym
- 103.20** Istniejąca sieć wodociągowa
- 103.20** Istniejąca sieć telekomunikacyjna w pasie drogowym

OBIEKTY WYKONANE:

- 103.20** Budynek Świeży w budowie (do pozostawienia bez zmian)
- 103.20** Zjazd (do pozostawienia bez zmian)
- K1160** Instalacja kanalizacji sanitarnej (do likwidacji)
- W040 W** Instalacja wody (do pozostawienia)

OBIEKTY DO WYKONANIA:

- bez zmian wobec Projektu Budowlanego z 2012r.**
- projektowany dojazd z kaski betonowej
- projektowany droga gruntowa
- projektowany chodnik z kaski betonowej
- Pas zieleni izolacyjnej
- Zamężna instalacja elektryczna YKV 4x16mm² 1kV; YKV 3x2,5mm² 750V
- Opisna ogrodowa 60W, h=1,1m

-za zmianą lokalizacją wobec Projektu Budowlanego z 2012r., będą przedmiotem odrębnej procedury-zmiana pozycjonowania na budowę

- Instalacja wymiennika ciepła
- Pełne GWC 1-10 szt. po 120m² łoża
- Miejsca postojowe
- projektowany plac/k. gospodarczy

OBIEKTY PROJEKTOWANE (projekt budowlany zamknięty):

- Instalacja kanalizacji sanitarnej z drenazem rozsączającym
- schody i podłynie terenowe, ukształtowanie terenu

partner s.c. Biuro Projektów Budowlanych i.d.d., ul. Nowa 29/31

MAZNA INWESTYCI
Świeżka Wiejska w Działowie DZ. NR 61 (FRAGMENT) OBRĘB ŁAZISKA

INWESTOR
GMINA DZIAŁÓW
ul. Pabianicka 25, 95-050 Działów

Tytuł rysunku
ZAMIENNY PROJEKT ZAGOSPODAROWANIA TERENU

ARCHITECTURA I URZĄDNIWA
mgr inż. arch. Tadeusz Bronowicki
upr. nr 6/89/WŁ
w specjalności architektonicznej
inż. Marcin Wężyk
upr. nr LOD/0526/POOS/06
w specjalności instalacji i sieci sanitarnych

DATA
21.02.2014

SKALA
1:500

NR RYSUNKU
2