


Mapa do celów projektowych skala 1:500

województwo łódzkie
powiat pabianicki
Id jedn. ewid. 100803_2
gmina Działów
Id obrębu ewid. 100803_2.0012
obręb Łaziska
Wieś Łaziska
Cz. działki 61

szkic
skala
orientacyjny
1:50000

Wykonana mapa nie odpowiada za błąd, nie może uzasadnić przedsięwzięcia nie zgodnego z prawem państwa.

Mapę niniejszą opracowano w postaci cyfrowej na podstawie mapy zasadniczej Działów, sekcja nr 122 413 184 193 danych SIT oraz pomiaru uzupełniającego w terenie z miesiąca stycznia 2014r.
Układ wysokości -krosztań 60
Zbadano KW przedmiotowej nieruchomości-brak służebności gruntowej.
Wykonawca: geodeta uprawniony
mgr inż. Iwona Łuczak
nr upr. 14670
Pabianice, dn. 30.01.2014r.

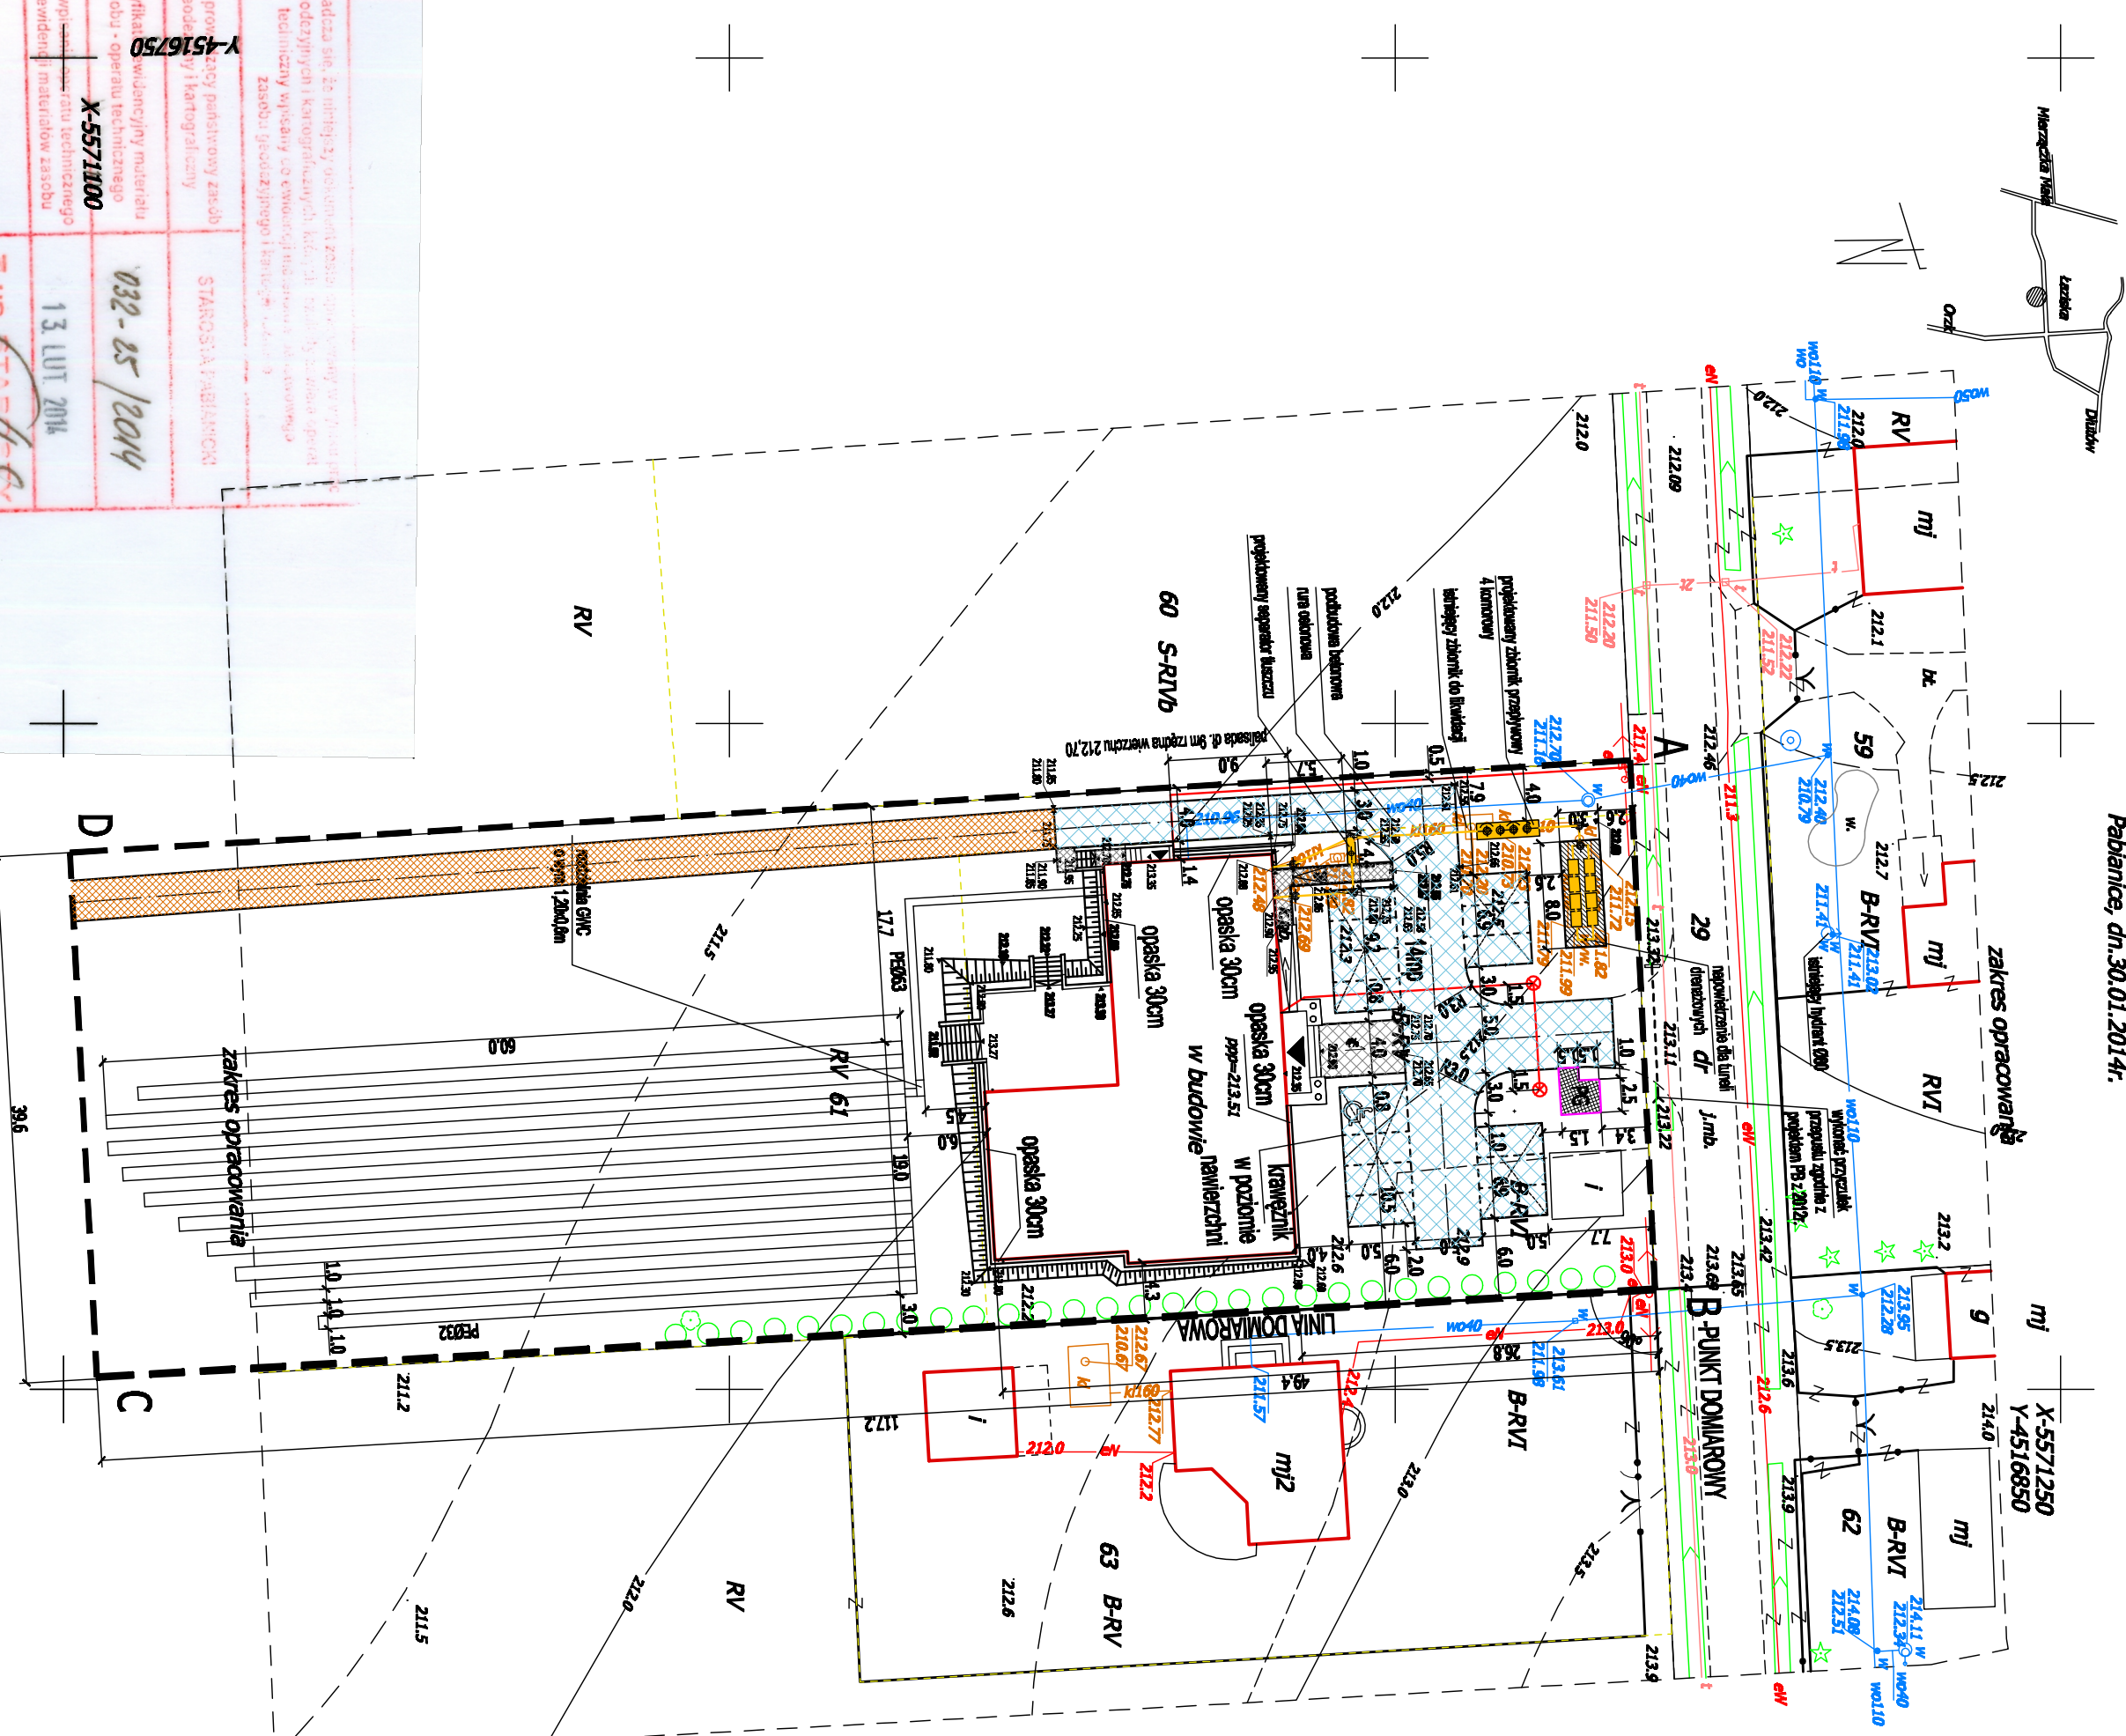

Produkcja map, do której są wykorzystane zasoby geodezyjne i kartograficzne, karta, techniczny wydruk, do ewentualnego zastąpienia zasobami geodezyjnymi i kartograficznymi	STARSOSTA: A. HUBALSKI
Organ prowadzący państwowy zasób geodezyjny i kartograficzny	032-65/2014
Identyfikator ewidencyjny materiału zasobu - operanu technicznego	13 LUT 2014
Data wydania materiału technicznego do ewidencji i materiałów zasobu	Z UP. STARSOSTY ZIEMIAWY GOSPODARSTWA
Imię, nazwisko i podpis osoby reprezentującej organ	

LEGENDA:

- AB,CPD** Granica terenu inwestycji
- I** Budynek gospodarczy na dz. nr 61
- 103.20** Zieleń istniejąca na dz. nr 61
- Różne** Różne istniejące
- 103.20** Droga gminna
- Limb** Ogrózenie istniejące działki nr 63
- en** Rów istniejący w pasie drogowym
- wo110** Istniejąca sieć wodociągowa
- +** Istniejąca sieć telekomunikacyjna w pasie drogowym

OBIEKTY WYKONANE:

- W** Budynek Świeży w budowie (do pozostawienia bez zmian)
- W** Zjazd (do pozostawienia bez zmian)
- K1160** Instalacja kanalizacji sanitarnej (do likwidacji)
- WO10 W** Instalacja wody (do pozostawienia)

OBIEKTY DO WYKONANIA:

- bez zmian wobec Projektu Budowlanego z 2012r.
- projektowany dojazd z kostki betonowej
- projektowany droga gruntowa
- projektowany chodnik z kostki betonowej
- Pas zieleni izolacyjnej
- Zamierzana instalacja elektryczna YKV 4x16mm² 1kV, YKV 3x2,5mm² 750V
- Opisna ogrodowa 60W, h=1,1m

-za zmianą lokalizacją wobec Projektu Budowlanego z 2012r., będą przedmiotem odrębnej procedury-zmiana pozycjonowania na budowę

- Instalacja wymiennika ciepła
- Pętle GWC 1-10 szt. po 120m kładła
- Miejsca postojowe
- projektowany plac/k. gospodarczy

OBIEKTY PROJEKTOWANE (projekt budowlany zamiatany):

- Instalacja kanalizacji sanitarnej z drenazem rozsączającym
- schody i podrytne tereny, ukształtowanie terenu

partner s.c. Biuro Projektów Budowlanych iLd, ul. Nowa 29/31

NAZWA INWESTYCJI
Świeżka Wiejska w Działowie DZ. NR 61 (FRAGMENT) OBRĘB ŁAZISKA

DATA
21.02.2014

INWESTOR
**GMINA DZIAŁÓW
ul. Pabianicka 25, 95-050 Działów**

SKALA
1:500

Tytuł
RYSUNKU
ZAMIENNY PROJEKT ZAGOSPODAROWANIA TERENU

NR RYSUNKU
2

ARCHITECTURA I URZĄDNIWA
**mgr inż. arch. Tadeusz Bronowicki
upr. nr 6/89/WŁ**

PRZYJAZA I INSTALACJE SANITARNE
**inż. Marcin Wężyk
upr. nr LOD/0526/POOS/06
w specjalności instalacji i sieci sanitarnych**